

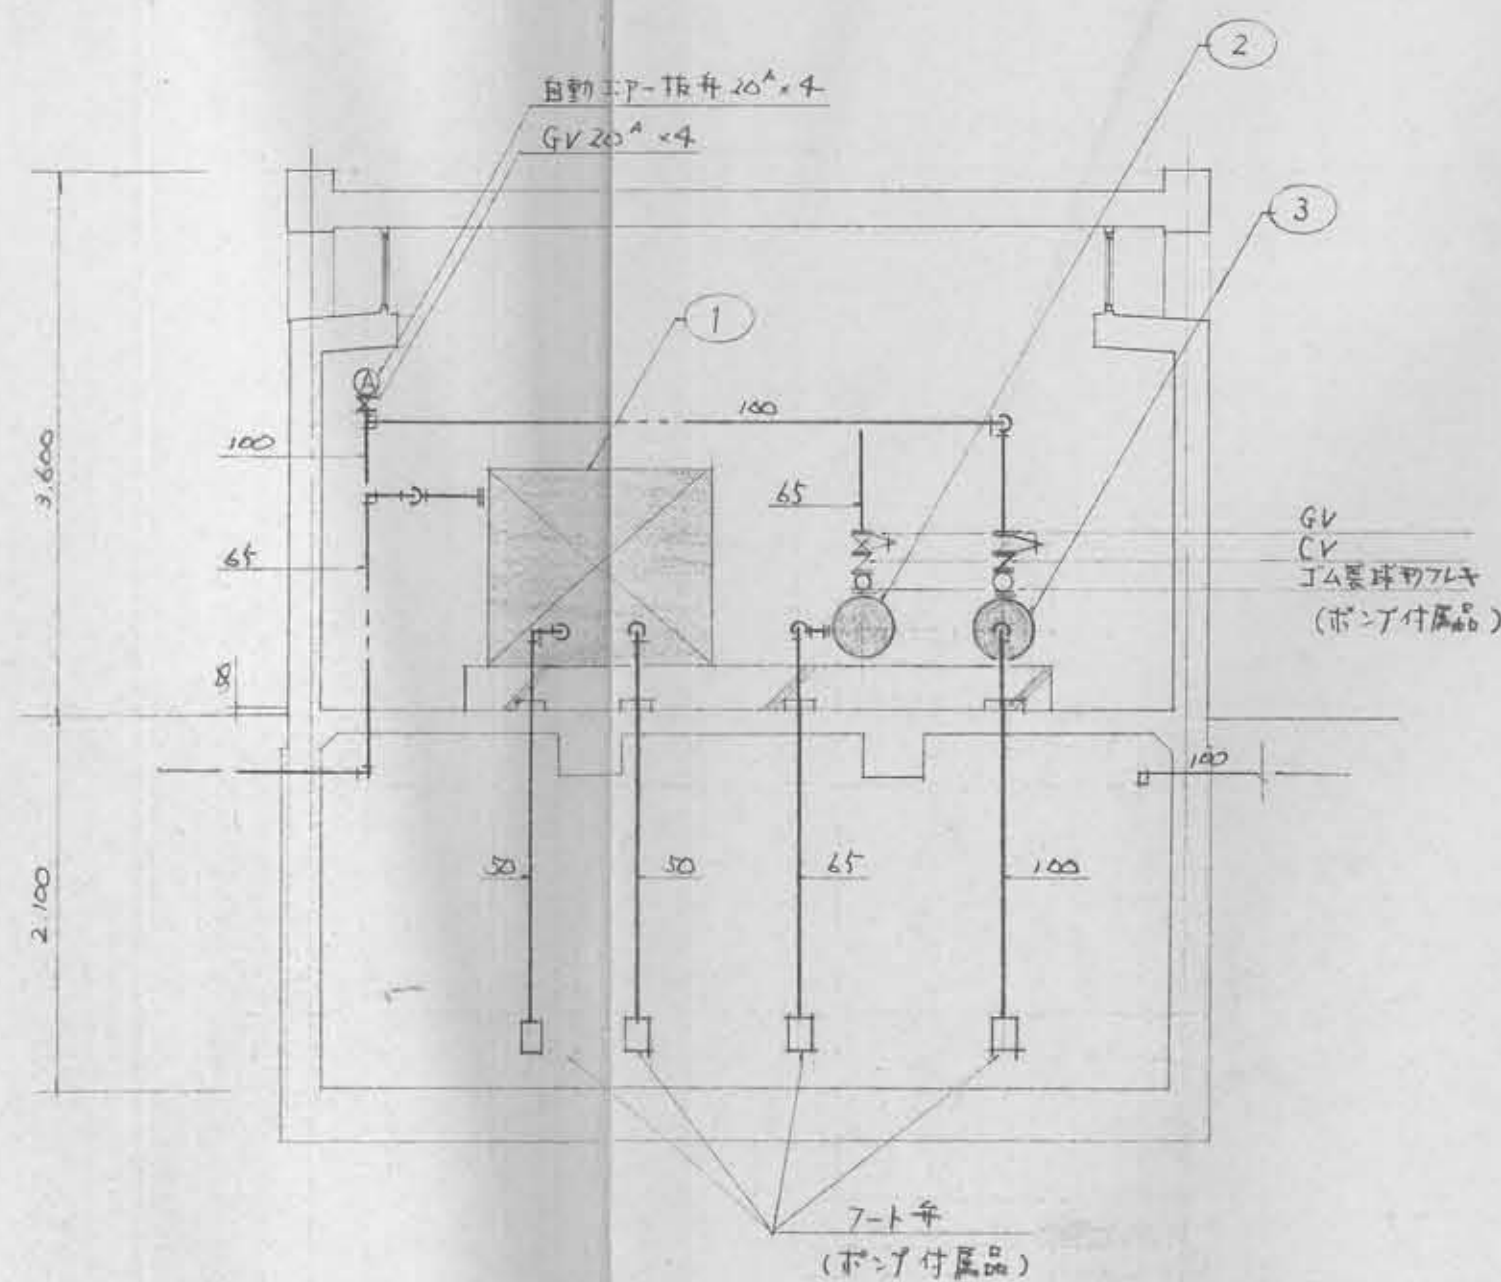


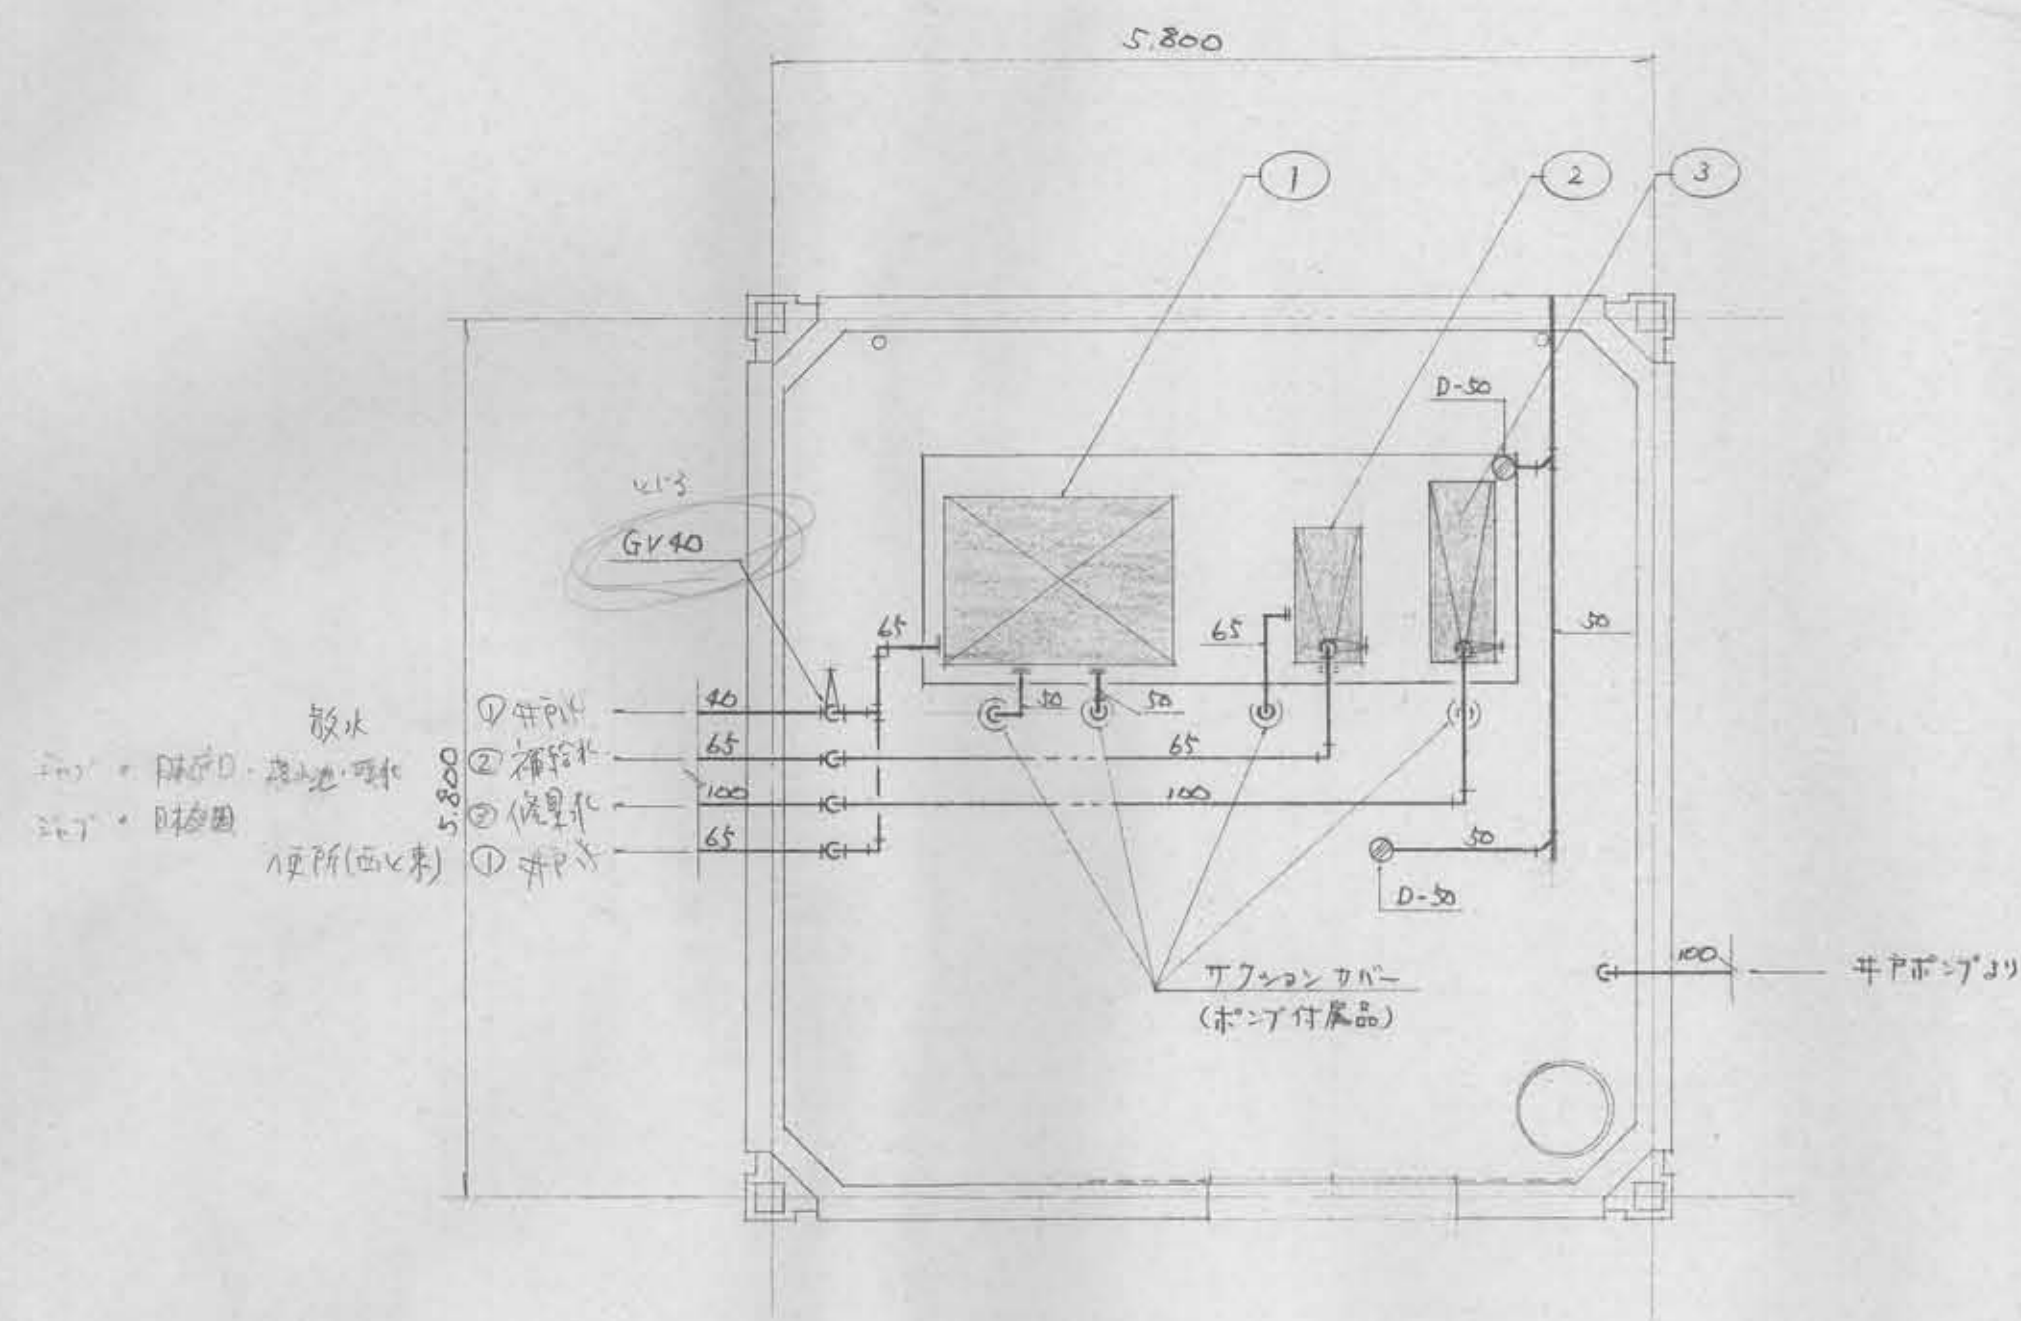

機器表

番号	名称	仕様	数量	動力・電源	運転・駆動方式	備 考
①	便器洗浄水ポンプ 散水用ポンプ B型	自動給水装置 φ50×250 ^{mm} 、21 ^m ×2台 (付属品) 圧カタン7、吐出集合管、GV、CV、圧カスイッチ 70-スイッチ、圧カ計、制御盤、7-トキ、77シリンダー 空転防止接点付	1	2.2kW 3φ200V60Hz ×2台	自動変速、直入	①②③ コンクリート共通基礎 3,900×1,500×300 ^{mm} モルタル④20 仕上⑦273
②	補給水用ポンプ B型	湧きポンプ φ50×280 ^{mm} 、21 ^m (付属品) GV、CV、ゴム製球状フレキ、7-トキ、77シリンダー	1	2.2kW 3φ200V60Hz	タイマ-10分自動運転	
③	修景水用ポンプ B型	湧きポンプ φ80×720 ^{mm} 、15 ^m (付属品) GV、CV、ゴム製球状フレキ、7-トキ、77シリンダー	1	3.7kW 3φ200V60Hz	タイマ-10分自動運転	

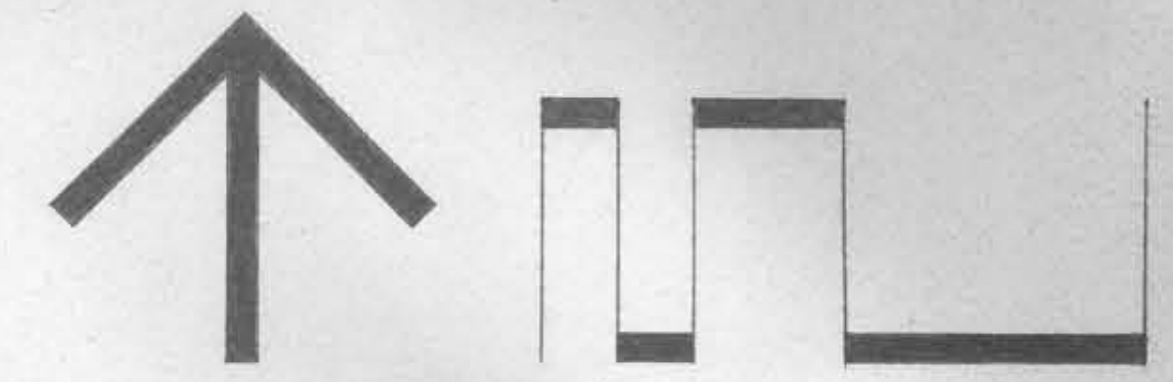

凡 例

表 示	名 称	規格・形状	備 考
○	1号人孔	φ900	
●	2号人孔	φ1200	
□	角形集水栓	450 ^φ	
○250	ビュム管布設	φ250~450	
VU	硬質塩ビ管布設	φ150~200	
PP	透水管布設	φ100	
—	” 継手	TK-150	
—	弄掘側溝	W=100/100/300	
○	水 飲 井		

注) 本図表示の施設は別途工事による排水工事と区別する

1号人孔 材料表

人孔番号	人孔深 H	側壁 h	斜壁 C	直壁 A	直壁 B	斜蓋 A	斜蓋 H・60	足掛金物 木
B-1	1.382	0.584	1	—	—	—	○	1
B-2	1.842	1.044	1	—	—	—	○	2
B-3	1.260	0.458	1	—	—	—	○	1
B-4	1.410	0.912	—	1	—	—	○	2
B-5	2.122	1.330	1	—	—	—	○	3
B-6	0.980	0.418	—	1	—	—	○	1
B-8	1.660	0.862	1	—	—	—	○	2
B-9	2.200	1.092	1	—	1	—	○	3
C-1	1.167	0.615	—	1	—	—	○	1
C-2	1.330	0.838	—	1	—	—	○	2
C-3	1.419	0.927	—	1	—	—	○	2
C-4	1.662	0.870	1	—	—	—	○	2
C-5	2.302	0.900	1	—	1	—	○	2
C-6	1.470	0.966	—	1	—	—	○	2

2号人孔 材料表

人孔番号	人孔深 H	側壁 h	斜壁 D	直壁 B	直壁 A	斜蓋 H・60	足掛金物 木
B-7	2.800	1.398	1	1	—	1	3
B-10	3.110	1.402	1	1	1	1	3
C-7	2.892	1.190	1	1	—	1	3

工事名称	各務原市民公園排水計画図
図面名称	雨水排水平面図
図面番号	全 95 張の内 24 号
縮 尺	S=1:500
月 日	昭和 59 年 3 月 日

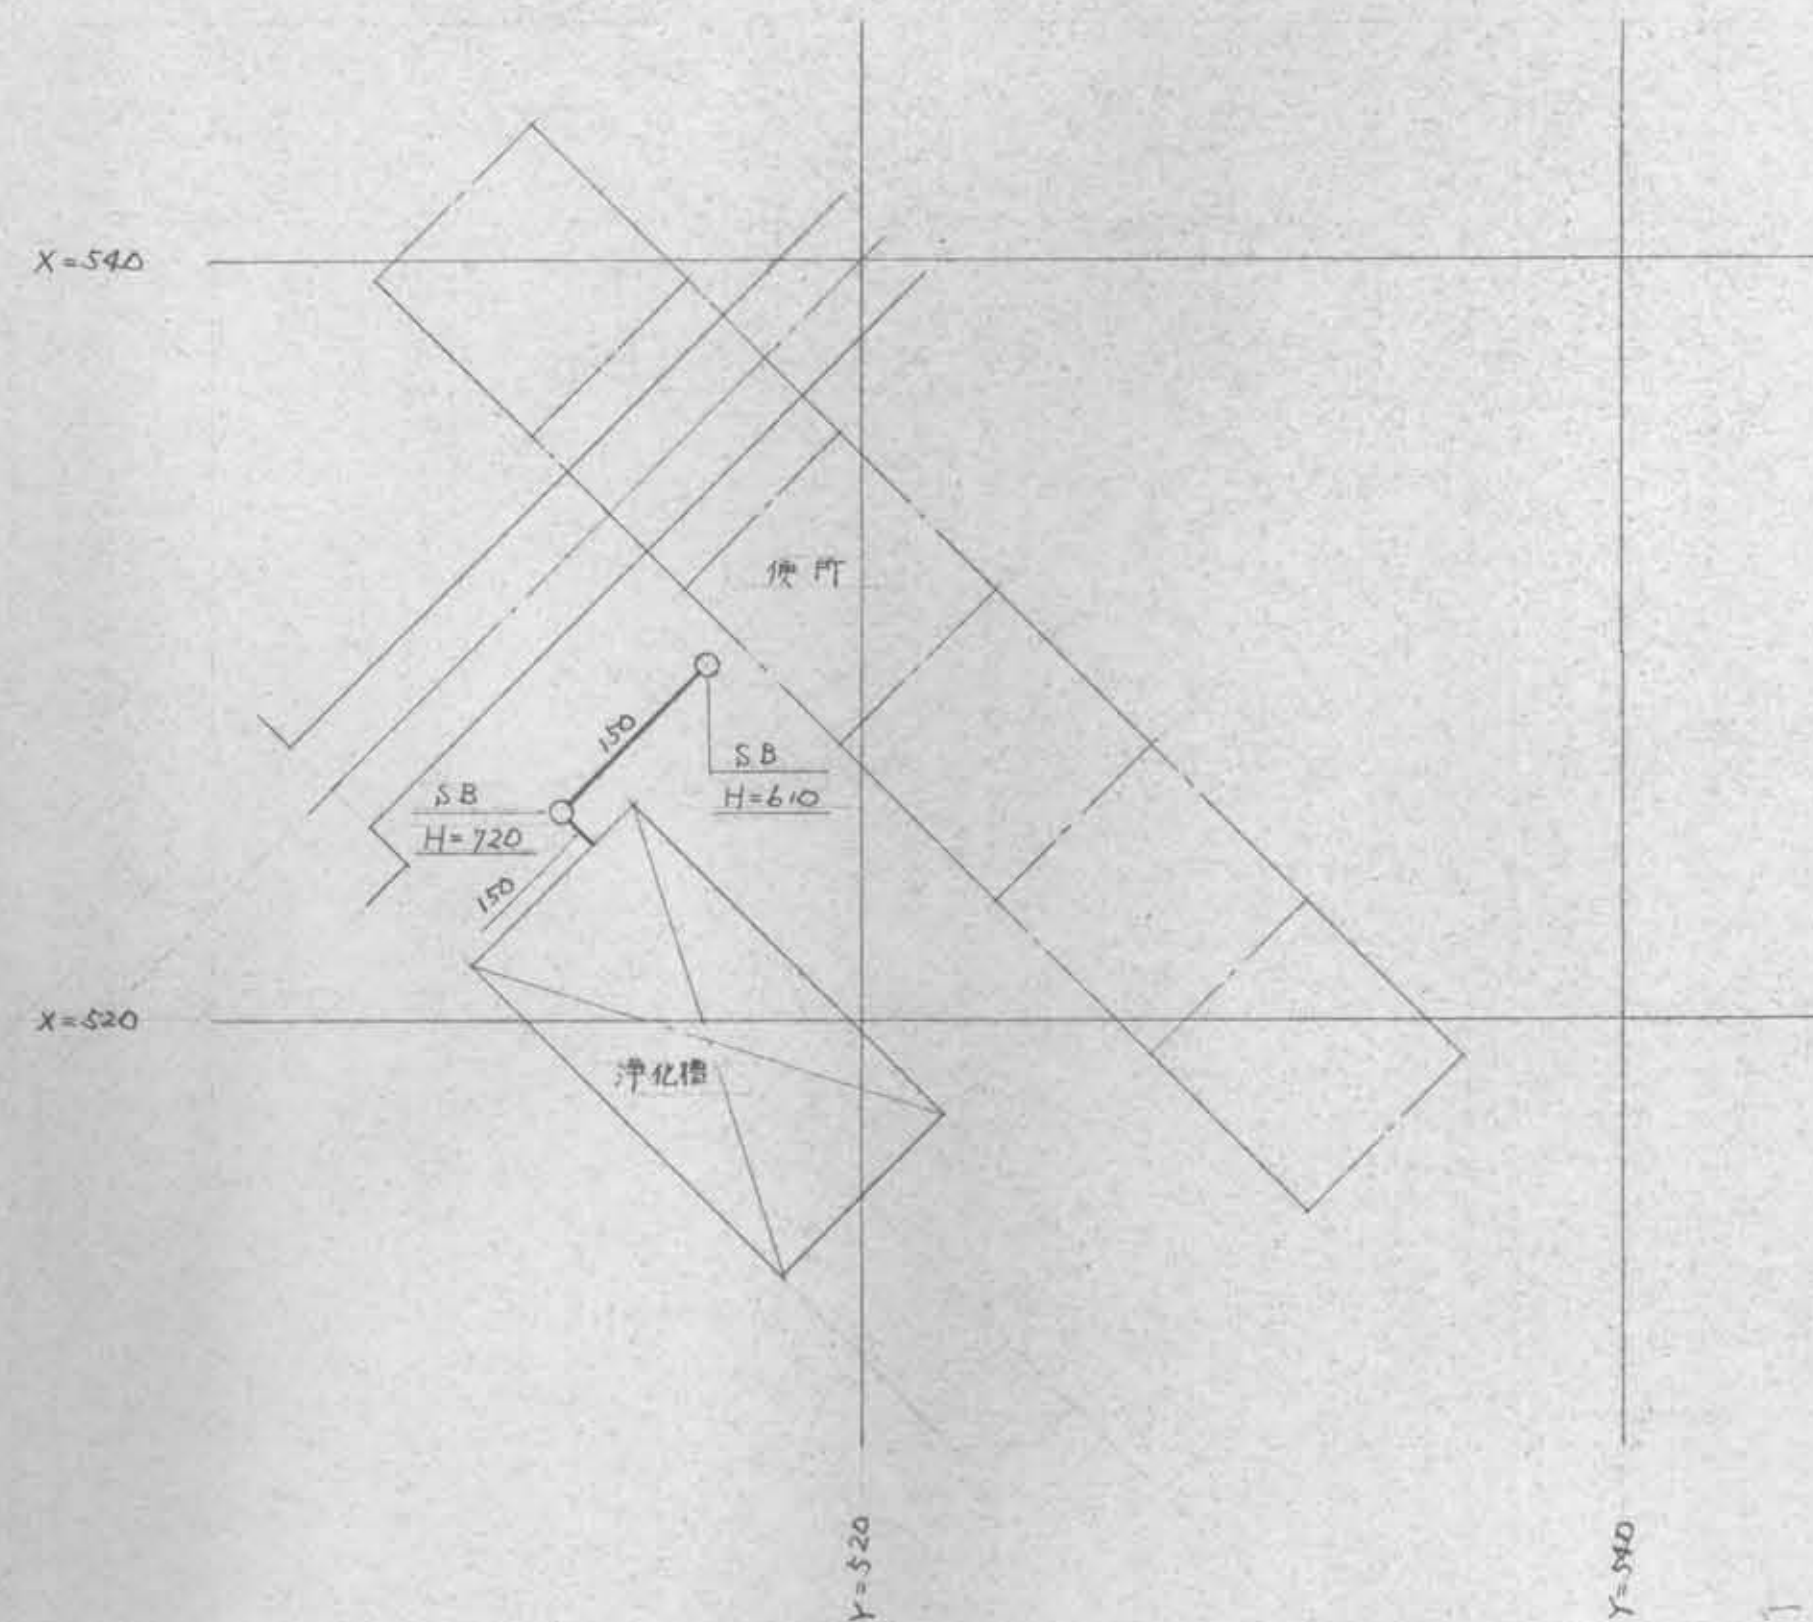


図1の街角便所 S=1/200


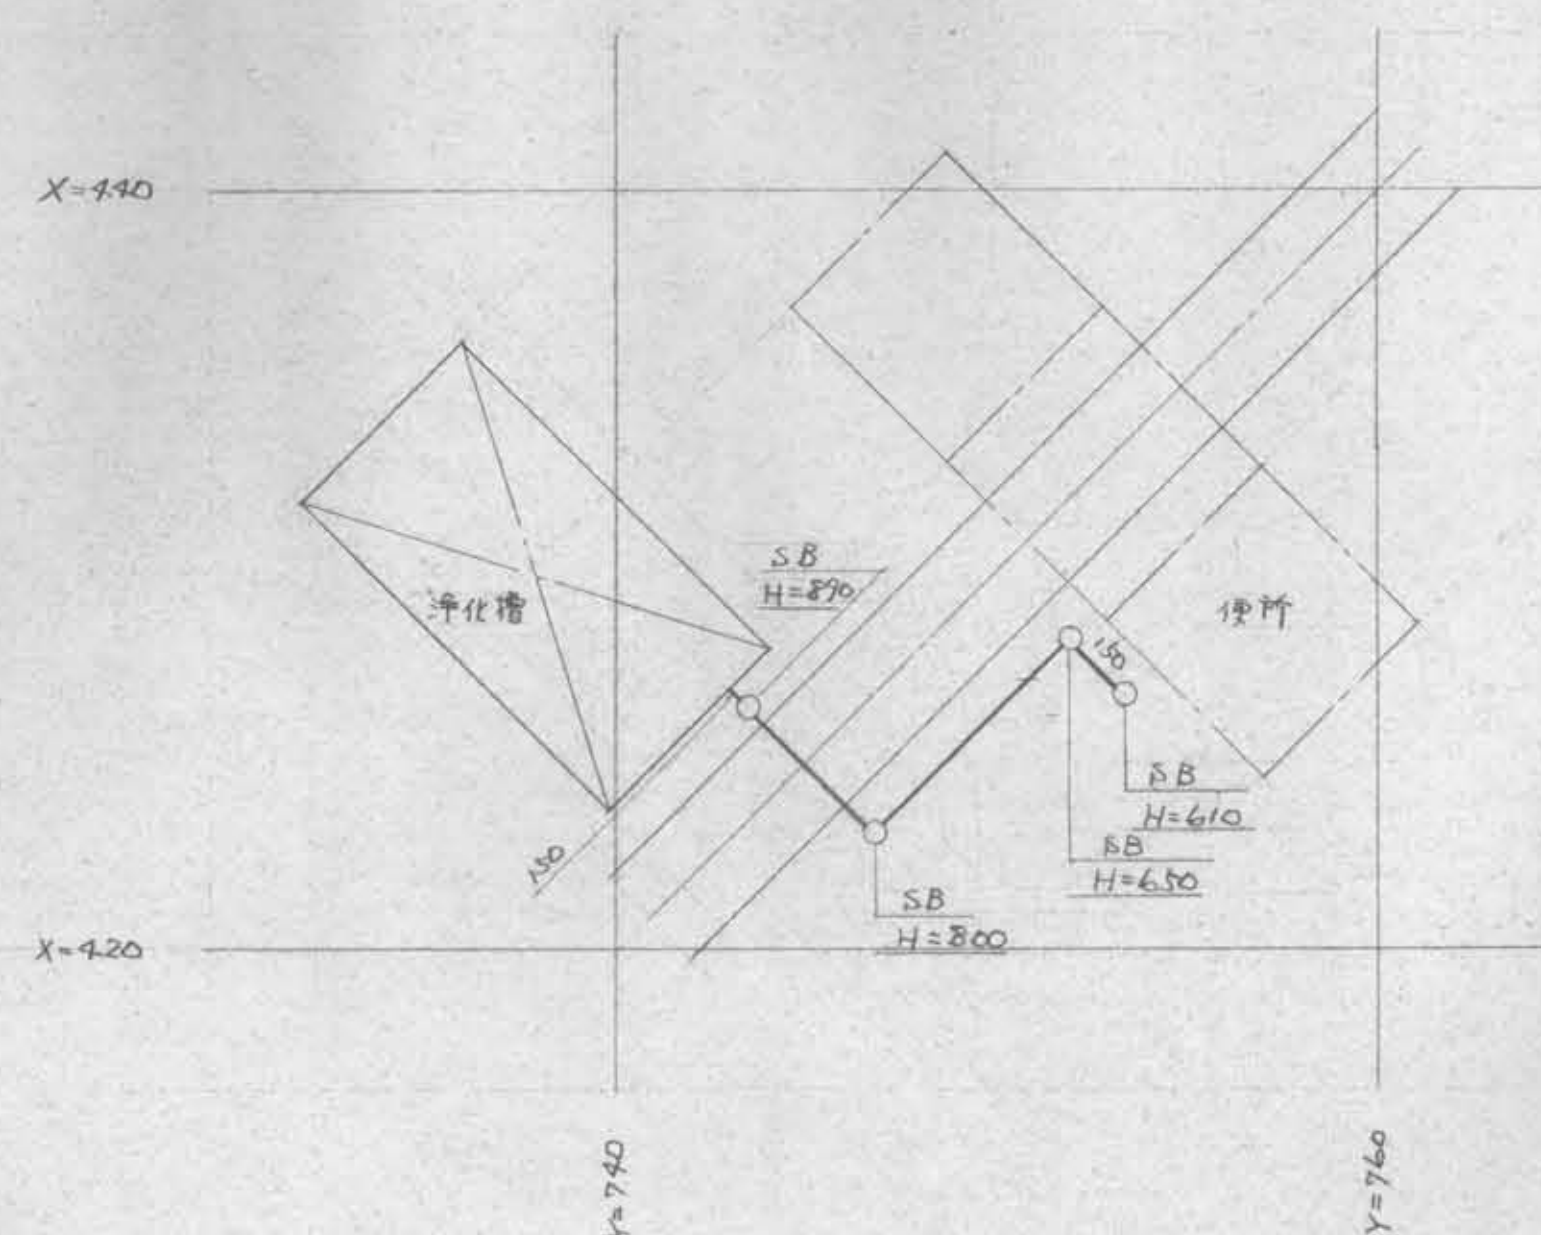


図2の街角便所 S=1/200

工事名称	各務原市民公園実施設計		
図面名称	雨水・排水平面図		
図面番号	全45	葉の内38	号
縮尺	1:200	M03	
月日	昭和59年	3月	日
各務原市都市計画課			

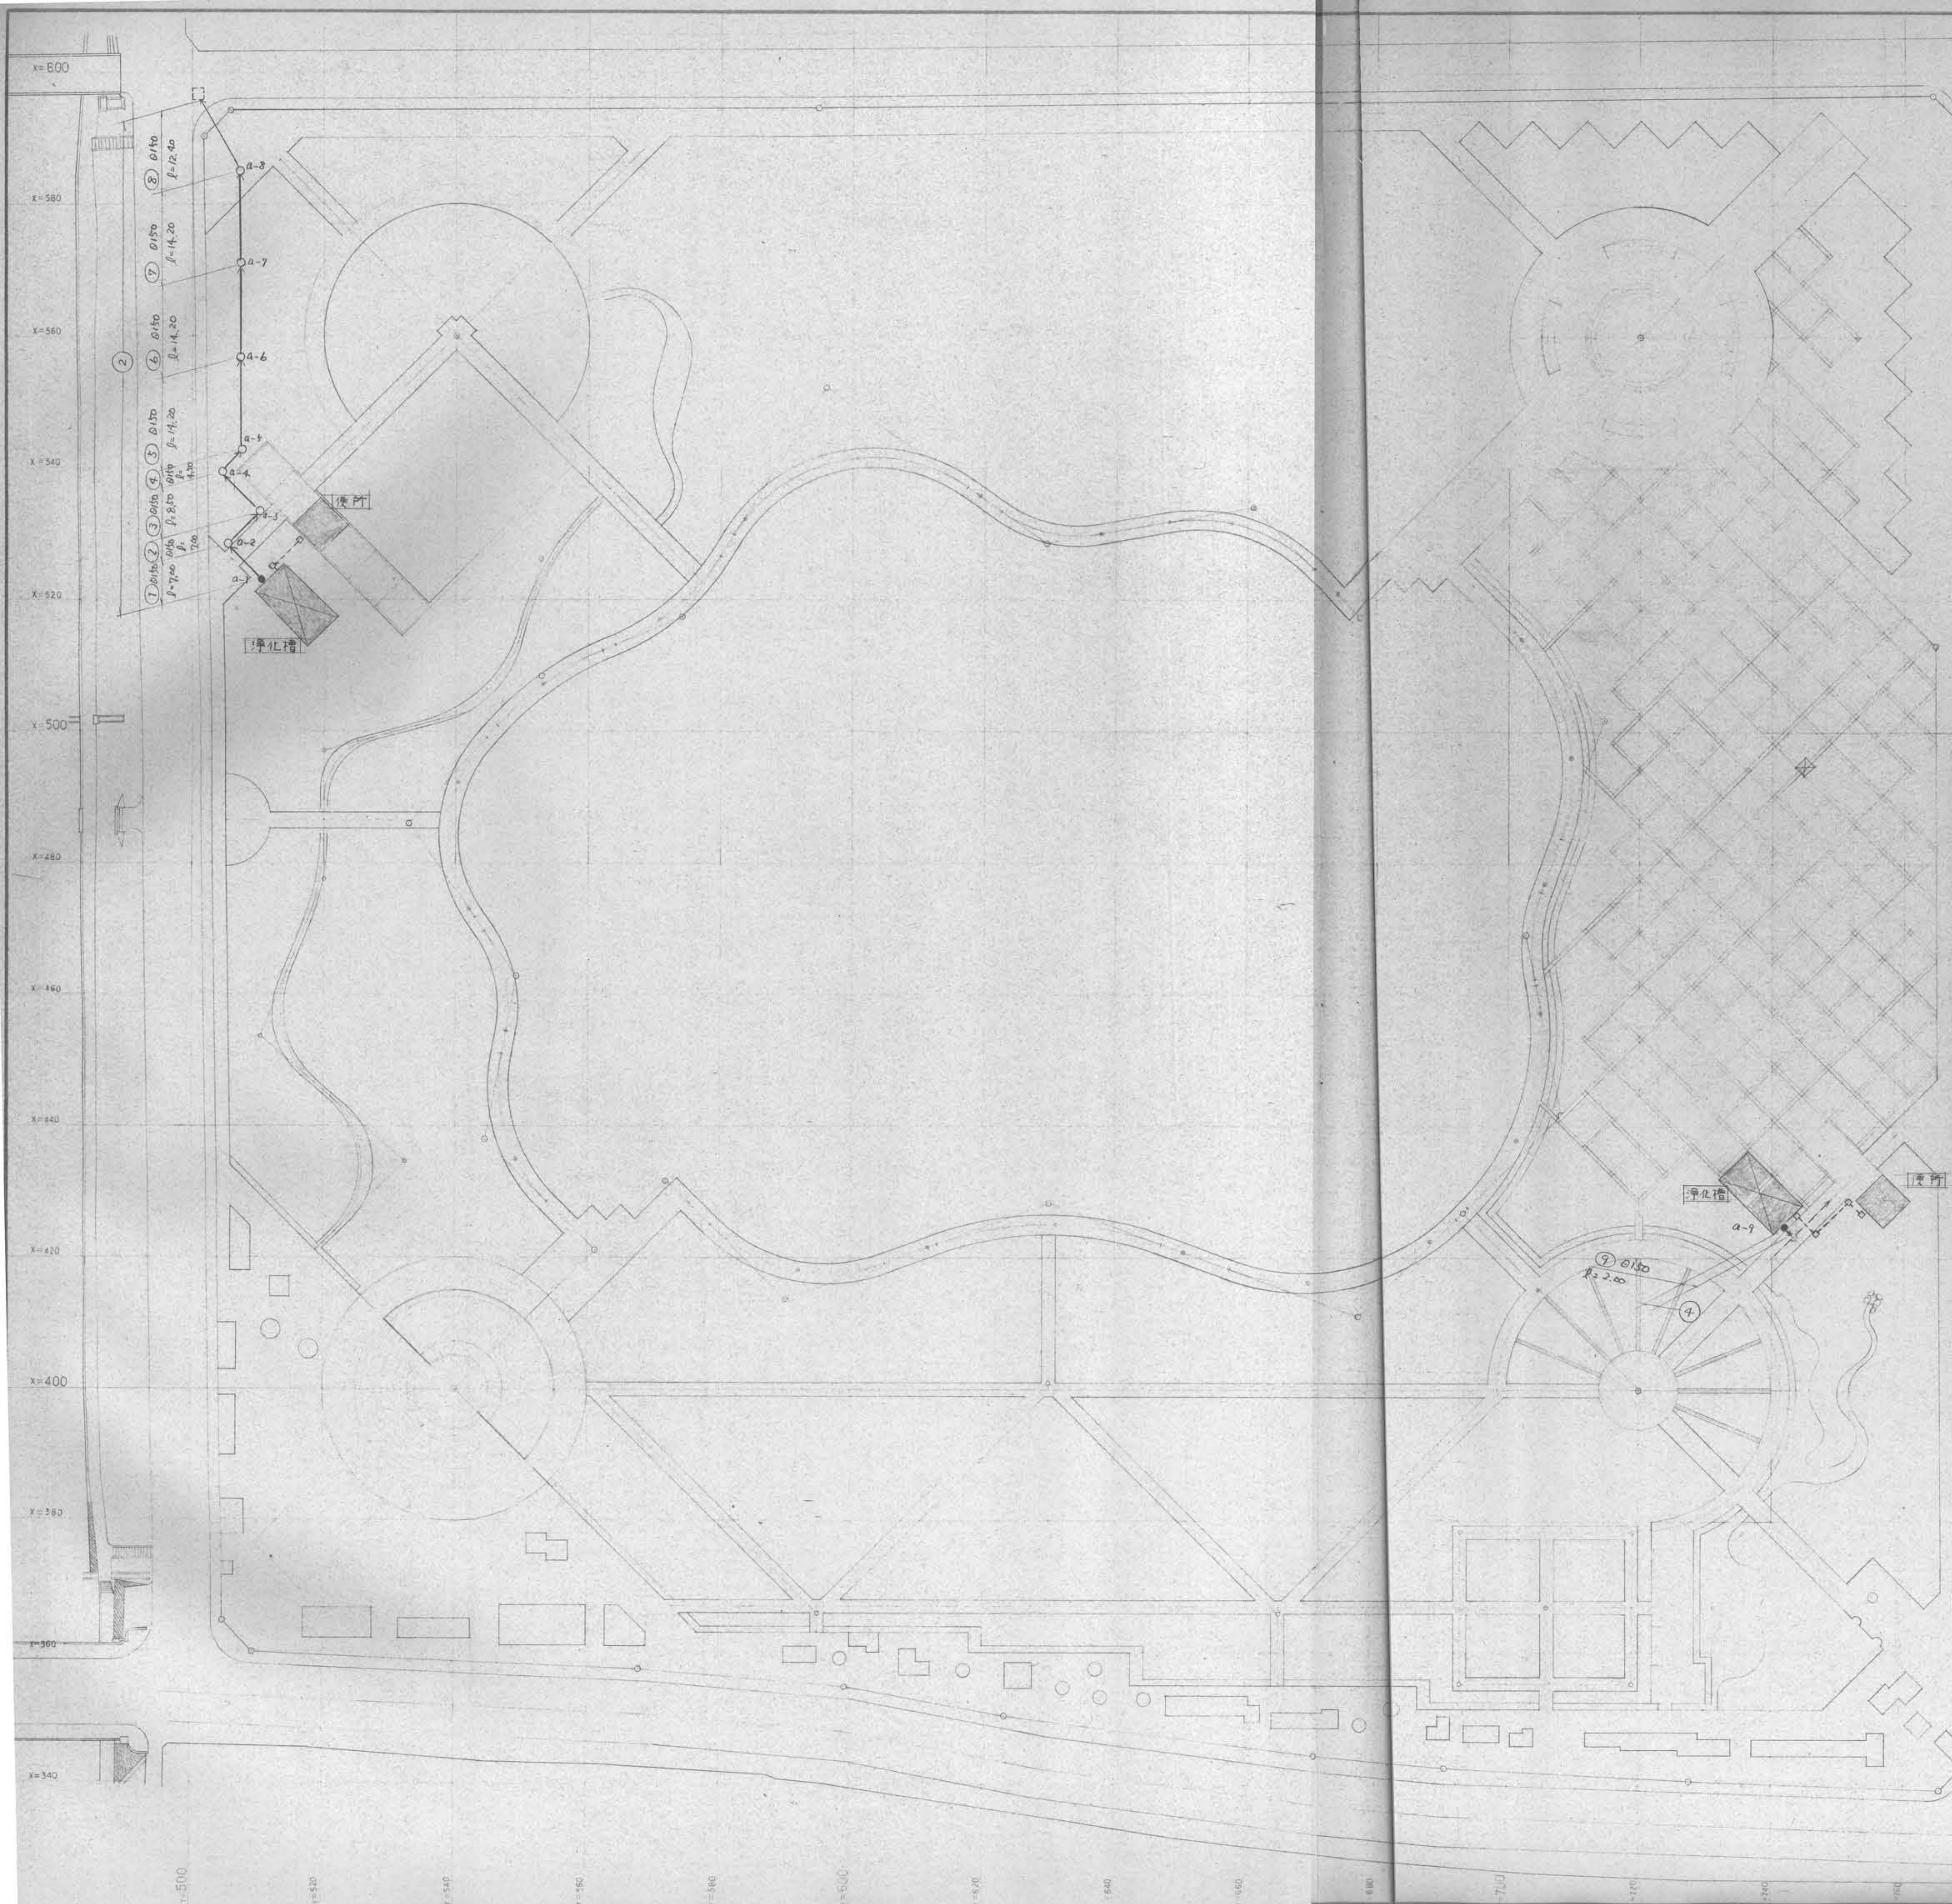

凡 例



表 示	名 称	規格・形状	備 考
○	1号人孔	φ900	
●	インバート管	φ500	
—	硬質塩ビ管布設	φ150	

1号人孔材料表

人孔番号	人孔深 H	井筒高さ h	斜 壁 C	直 壁 A	直 壁 B	直 壁 A	鉄 蓋	足 掛 金 網
a-2	1.396	0.575	1	—	—	—	○	1
a-3	1.486	0.665	1	—	—	—	○	1
a-4	1.291	0.470	1	—	—	—	○	1
a-5	1.356	0.535	1	—	—	—	○	1
a-6	1.518	0.697	1	—	—	—	○	2
a-7	1.680	0.859	1	—	—	—	○	2
a-8	1.042	0.521	—	1	—	—	○	1

注) ②は2期工事 ④は4期工事と表わす。



工事名称	各務原市民公園実施設計
図面名称	汚水排水設備平面図
図面番号	全 95 葉の内 27 号
縮 尺	S=1:500
月 日	昭和 59年 3月 日
各務原市都市計画課	

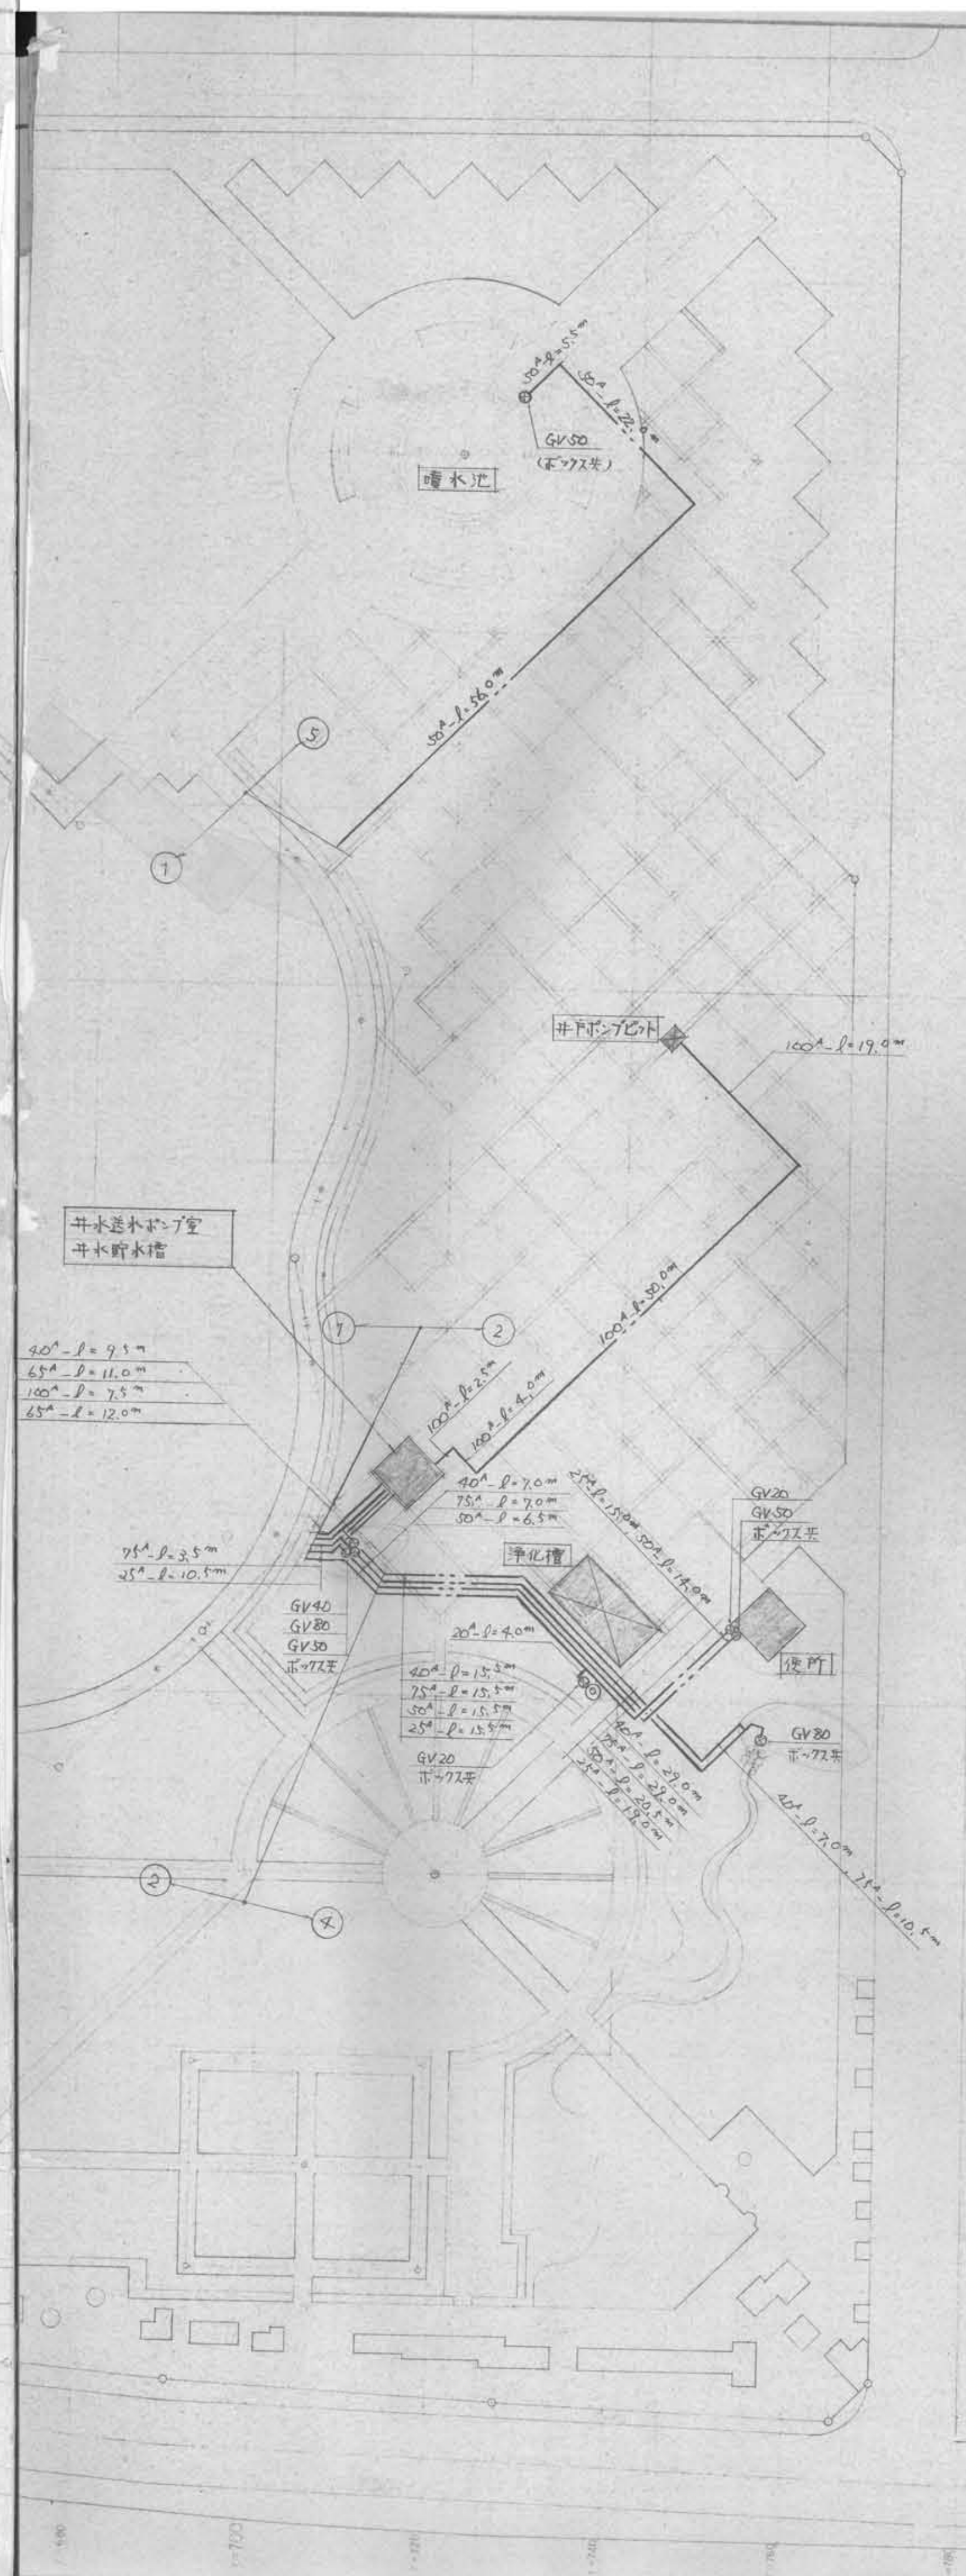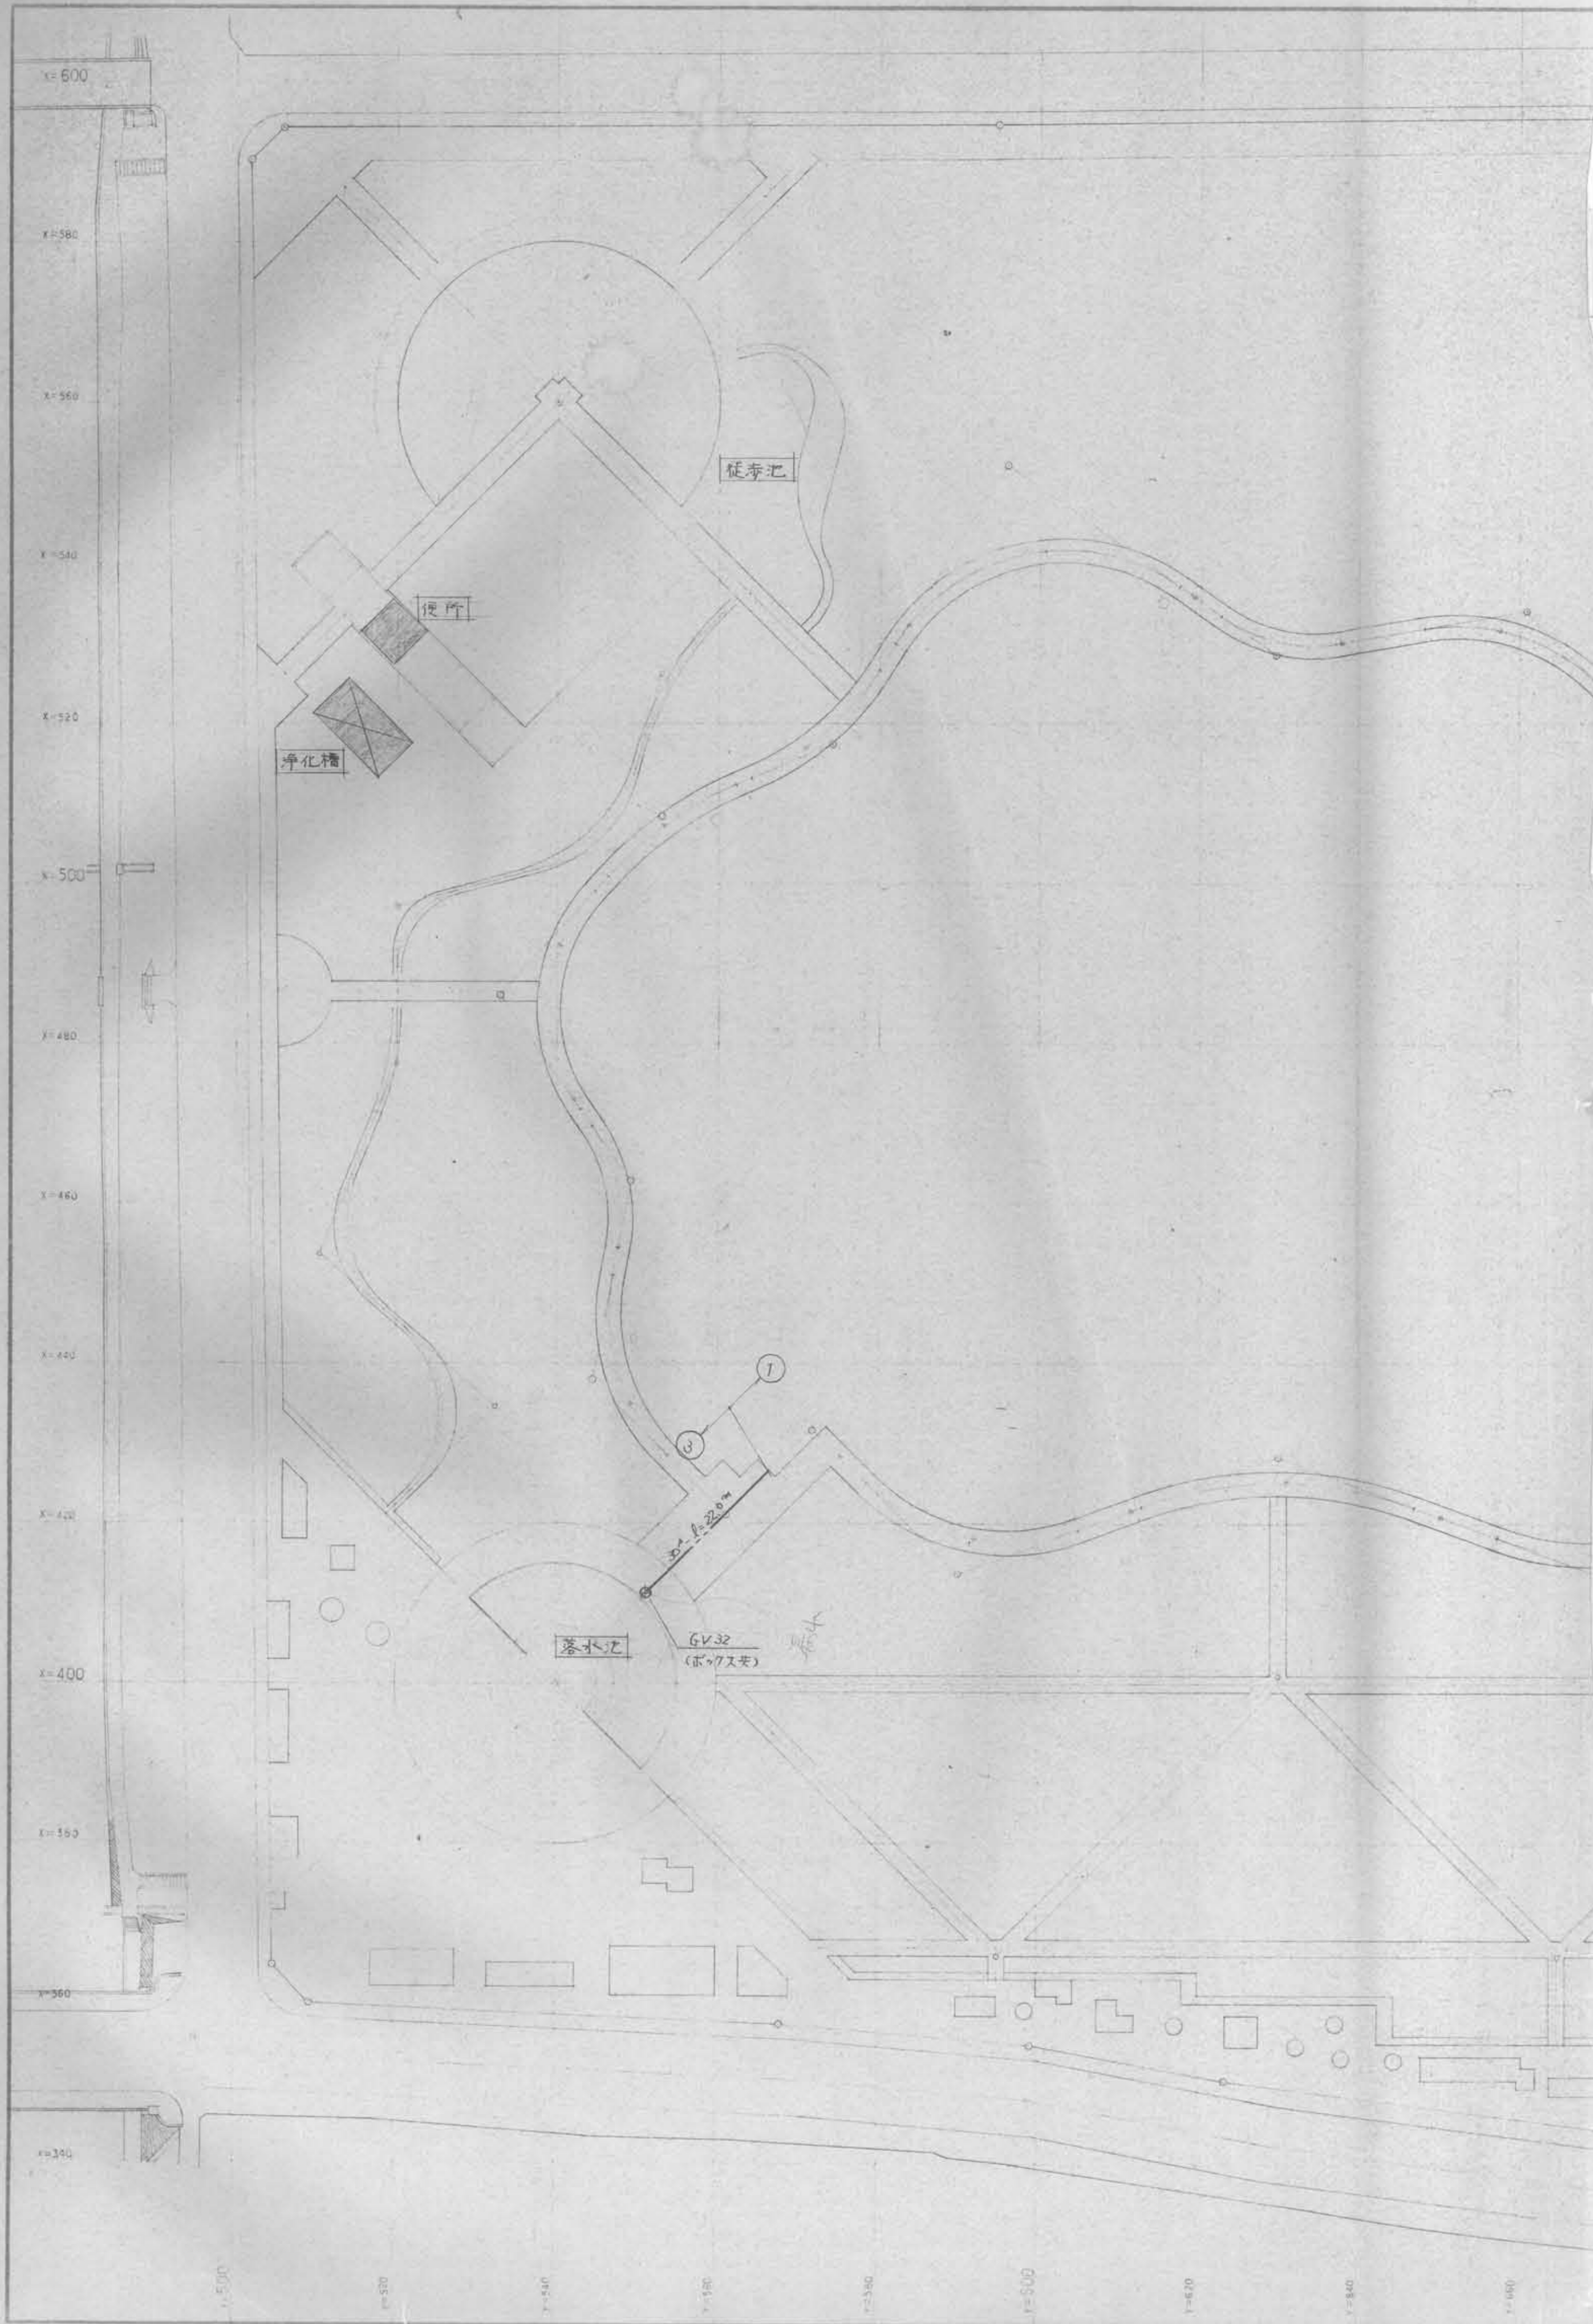

凡例

記号	名称	寸法	数量	備考
---	上水給水管	25 ^A	11	水道用硬質塩化ビニル管 VP-10
---	下水給水管	20 ^A	4	水道用硬質塩化ビニル管 VP
---	下水給水管	100 ^A	83	水道用硬質塩化ビニル管 VP
---	下水給水管	75 ^A	11	水道用硬質塩化ビニル管 VP
---	下水給水管	65 ^A	23	水道用硬質塩化ビニル管 VP
---	下水給水管	50 ^A	7	水道用硬質塩化ビニル管 VP
---	下水給水管	40 ^A	17	水道用硬質塩化ビニル管 VP
---	下水給水管	30 ^A	22	水道用硬質塩化ビニル管 VP
---	下水給水管	25 ^A		水道用硬質塩化ビニル管 VP
---	下水給水管	20 ^A		水道用硬質塩化ビニル管 VP
③	仕切弁	80 ^A	1	ボックス付, 715 10 ^K
---	下水給水管	45 ^A		水道用硬質塩化ビニル管 VP
---	下水給水管	50 ^A	1	水道用硬質塩化ビニル管 VP
---	下水給水管	40 ^A	1	水道用硬質塩化ビニル管 VP
---	下水給水管	30 ^A	1	水道用硬質塩化ビニル管 VP
---	下水給水管	25 ^A		水道用硬質塩化ビニル管 VP
---	下水給水管	20 ^A	2	水道用硬質塩化ビニル管 VP




工事名称	各務原市民公園実施設計
図面名称	給水設備平面図
図面番号	全 95 葉の内 31 号
縮尺	S=1:500
月 日	昭和 59 年 3 月 日
各務原市都市計画課	

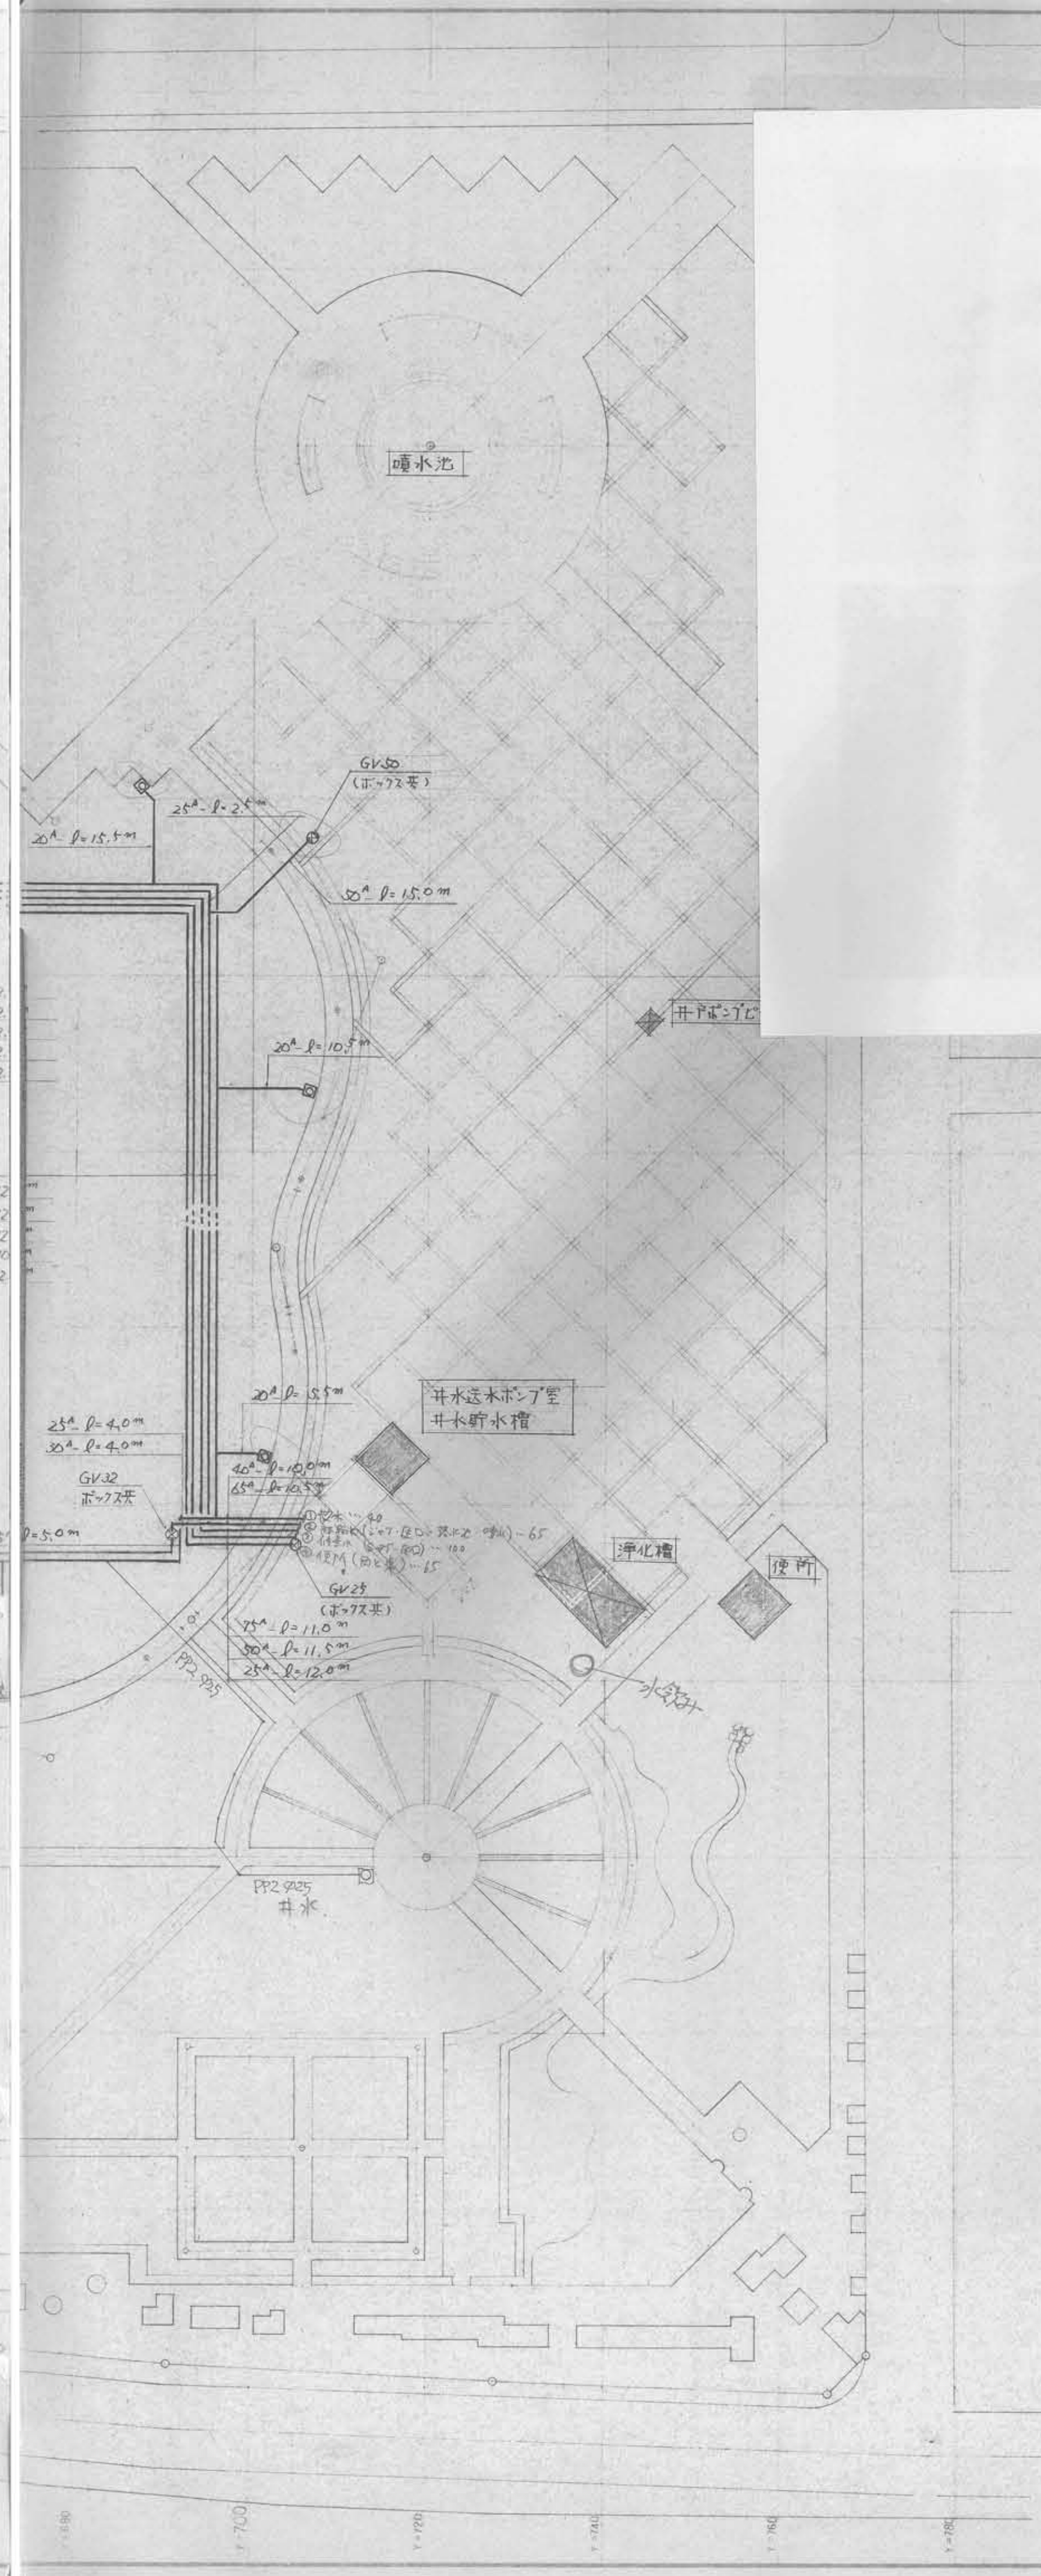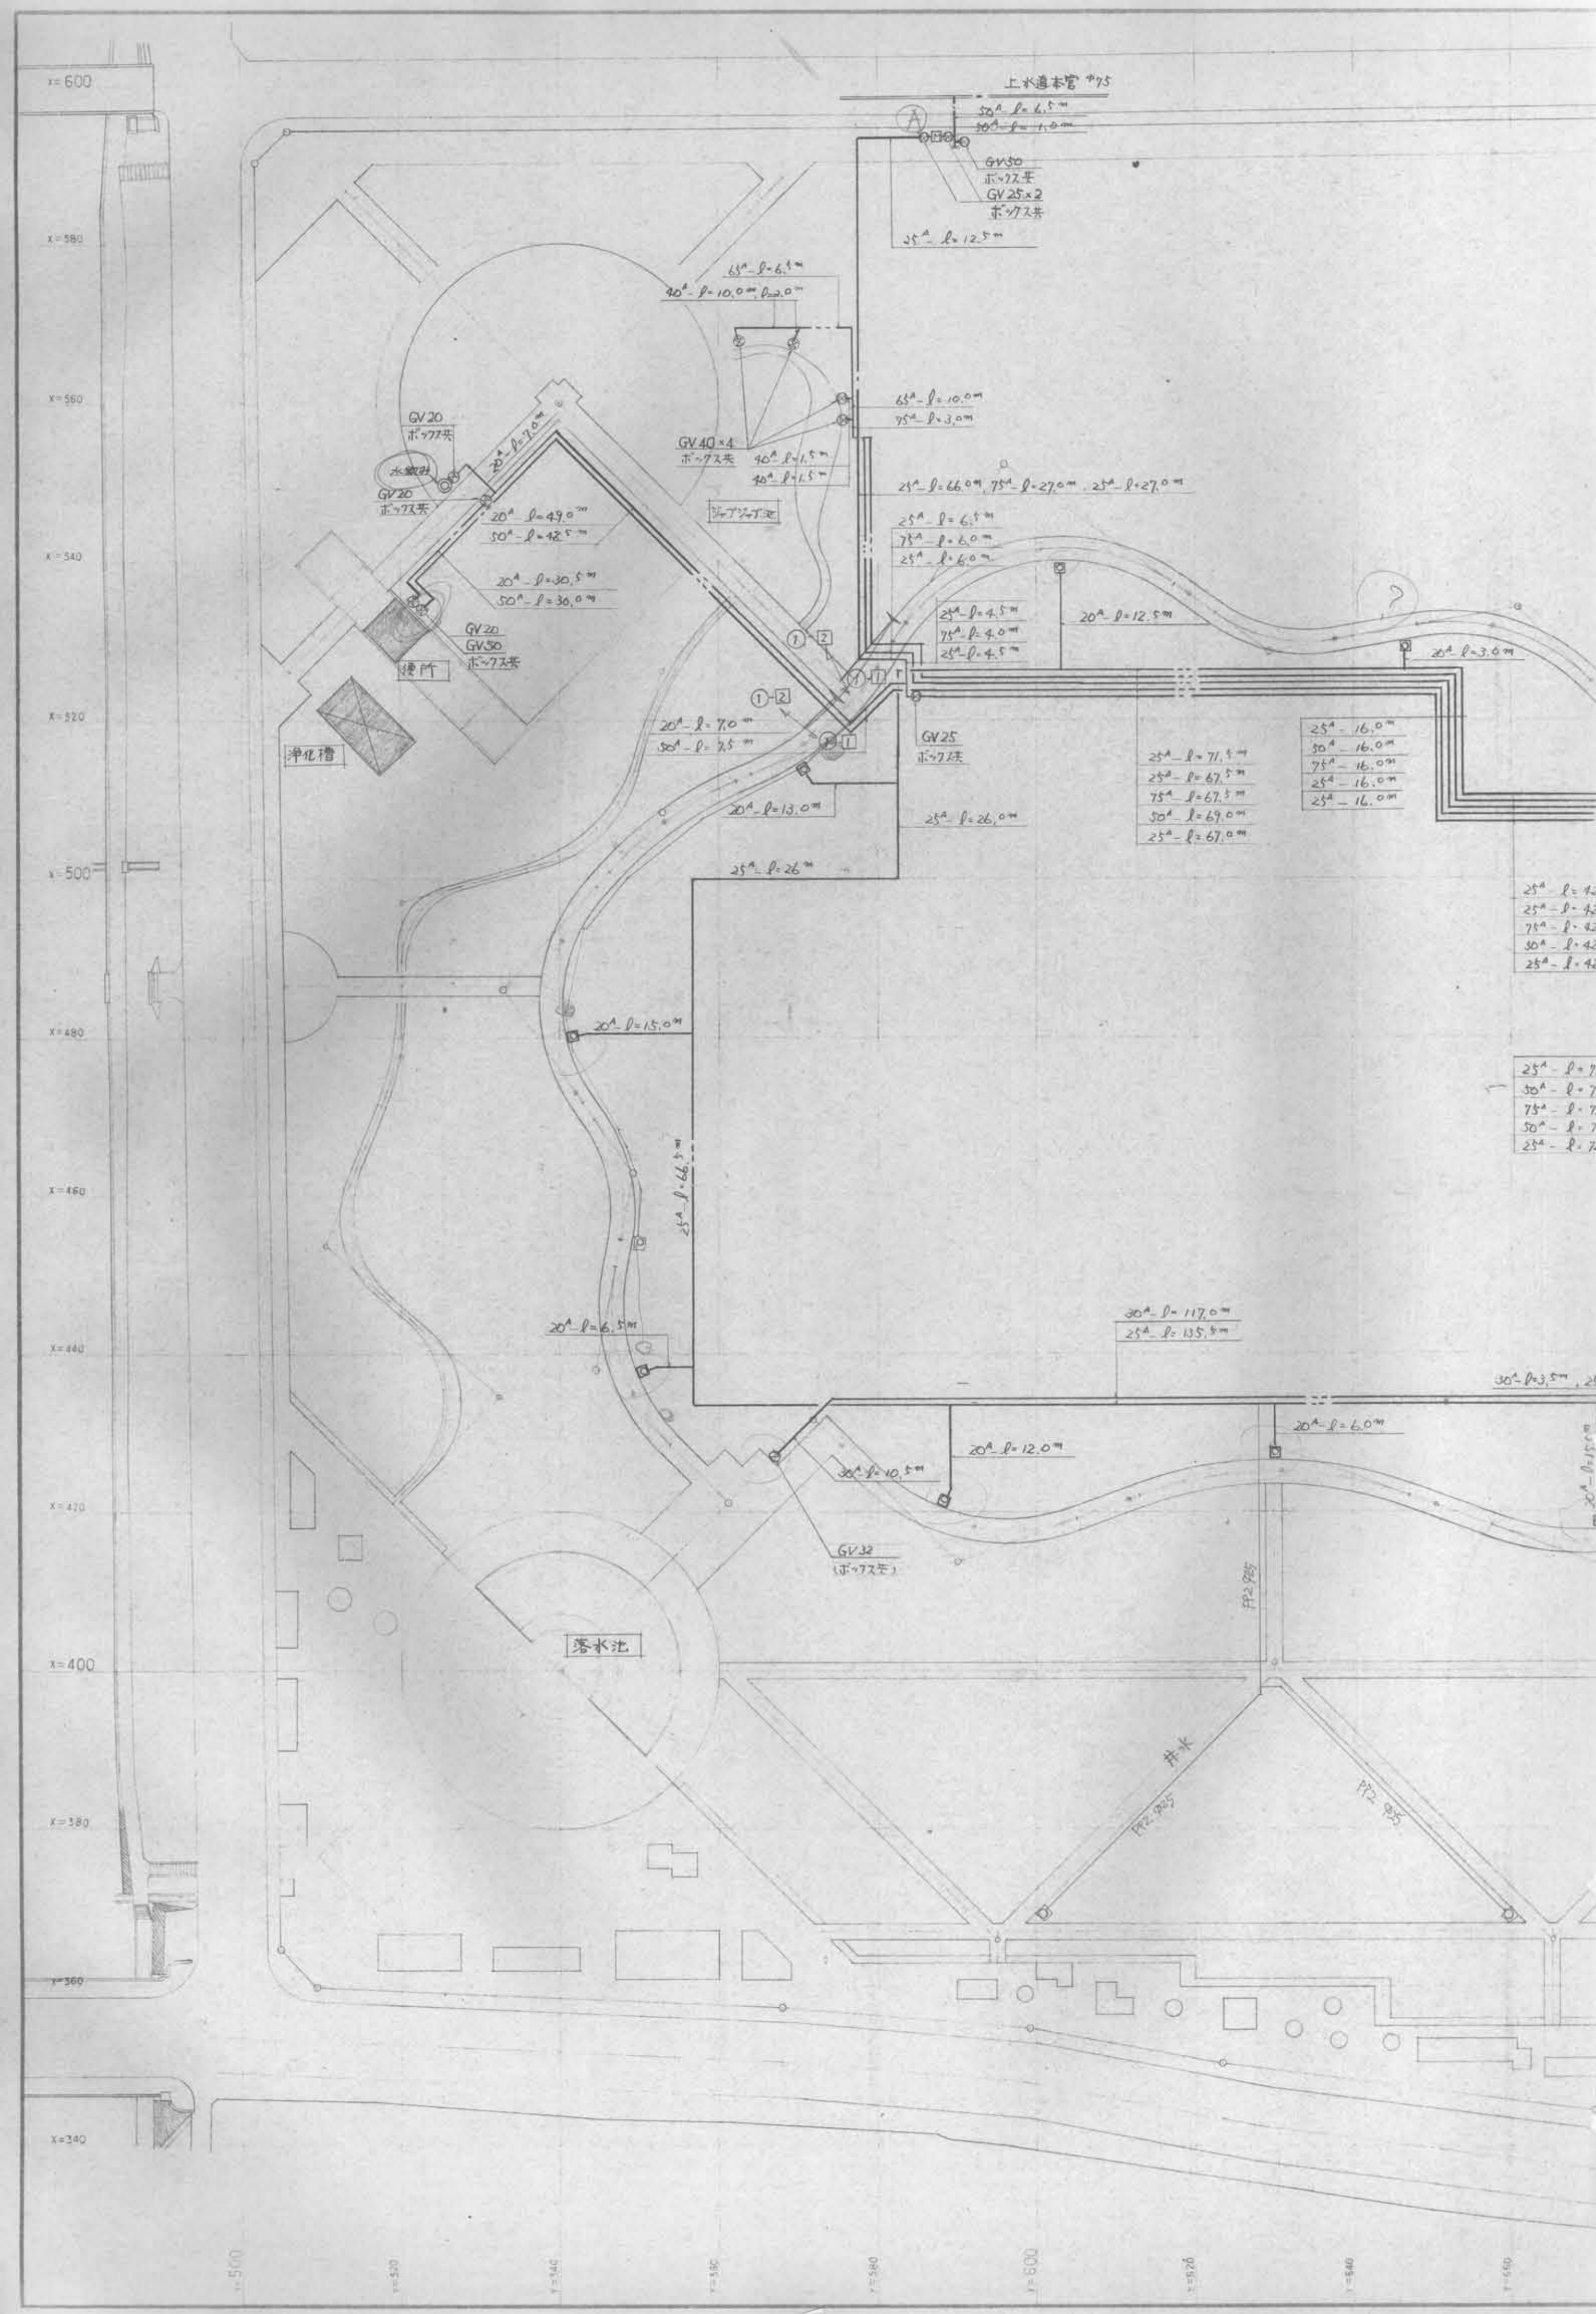

記号	名称	712	数量		備 考
			①-②	③-④	
—	上水道水管	25A	220	79	水道用硬質塩化ビニル管 VLP-VB
—	井水給水管	75A	219	30	水道用硬質塩化ビニル管 VP
		65A	11	17	
		30A	368	79	
		40A	12	13	
		30A	135		
		25A	604	27	
		20A	115		
□	散水栓	20A	11	5	ボツスネ, GV20(ボツスネ)
○	仕切弁	30A	1	1	71510A, ボツスネ
		40		4	
		32A	2		
		25A	2	1	
		20A	11	3	
—	上水引込管	30A		8	水道用硬質塩化ビニル管 VLP-VB
—	止水栓	30A		1	管弁
—	水道用仕切弁	50A		1	
—	水道用止栓	25A		1	

- (特記事項)
1. 上水道直結部は水道事務所指定材料と使用し得る。
 2. 土中埋設ハ鋼管ハ防食7-72回巻し得る。
 3. 配管の埋設深さは原則として60cm以上とする。
 4. 図中①-④が今回工事の範囲である。

工事名称	冬務原市民公園実施設計
図面名称	給水整備平面図
図面番号	全 40 葉の内 20 号
縮 尺	S=1:500
月 日	昭和 59 年 3 月 日
冬務原市都市計画課	

  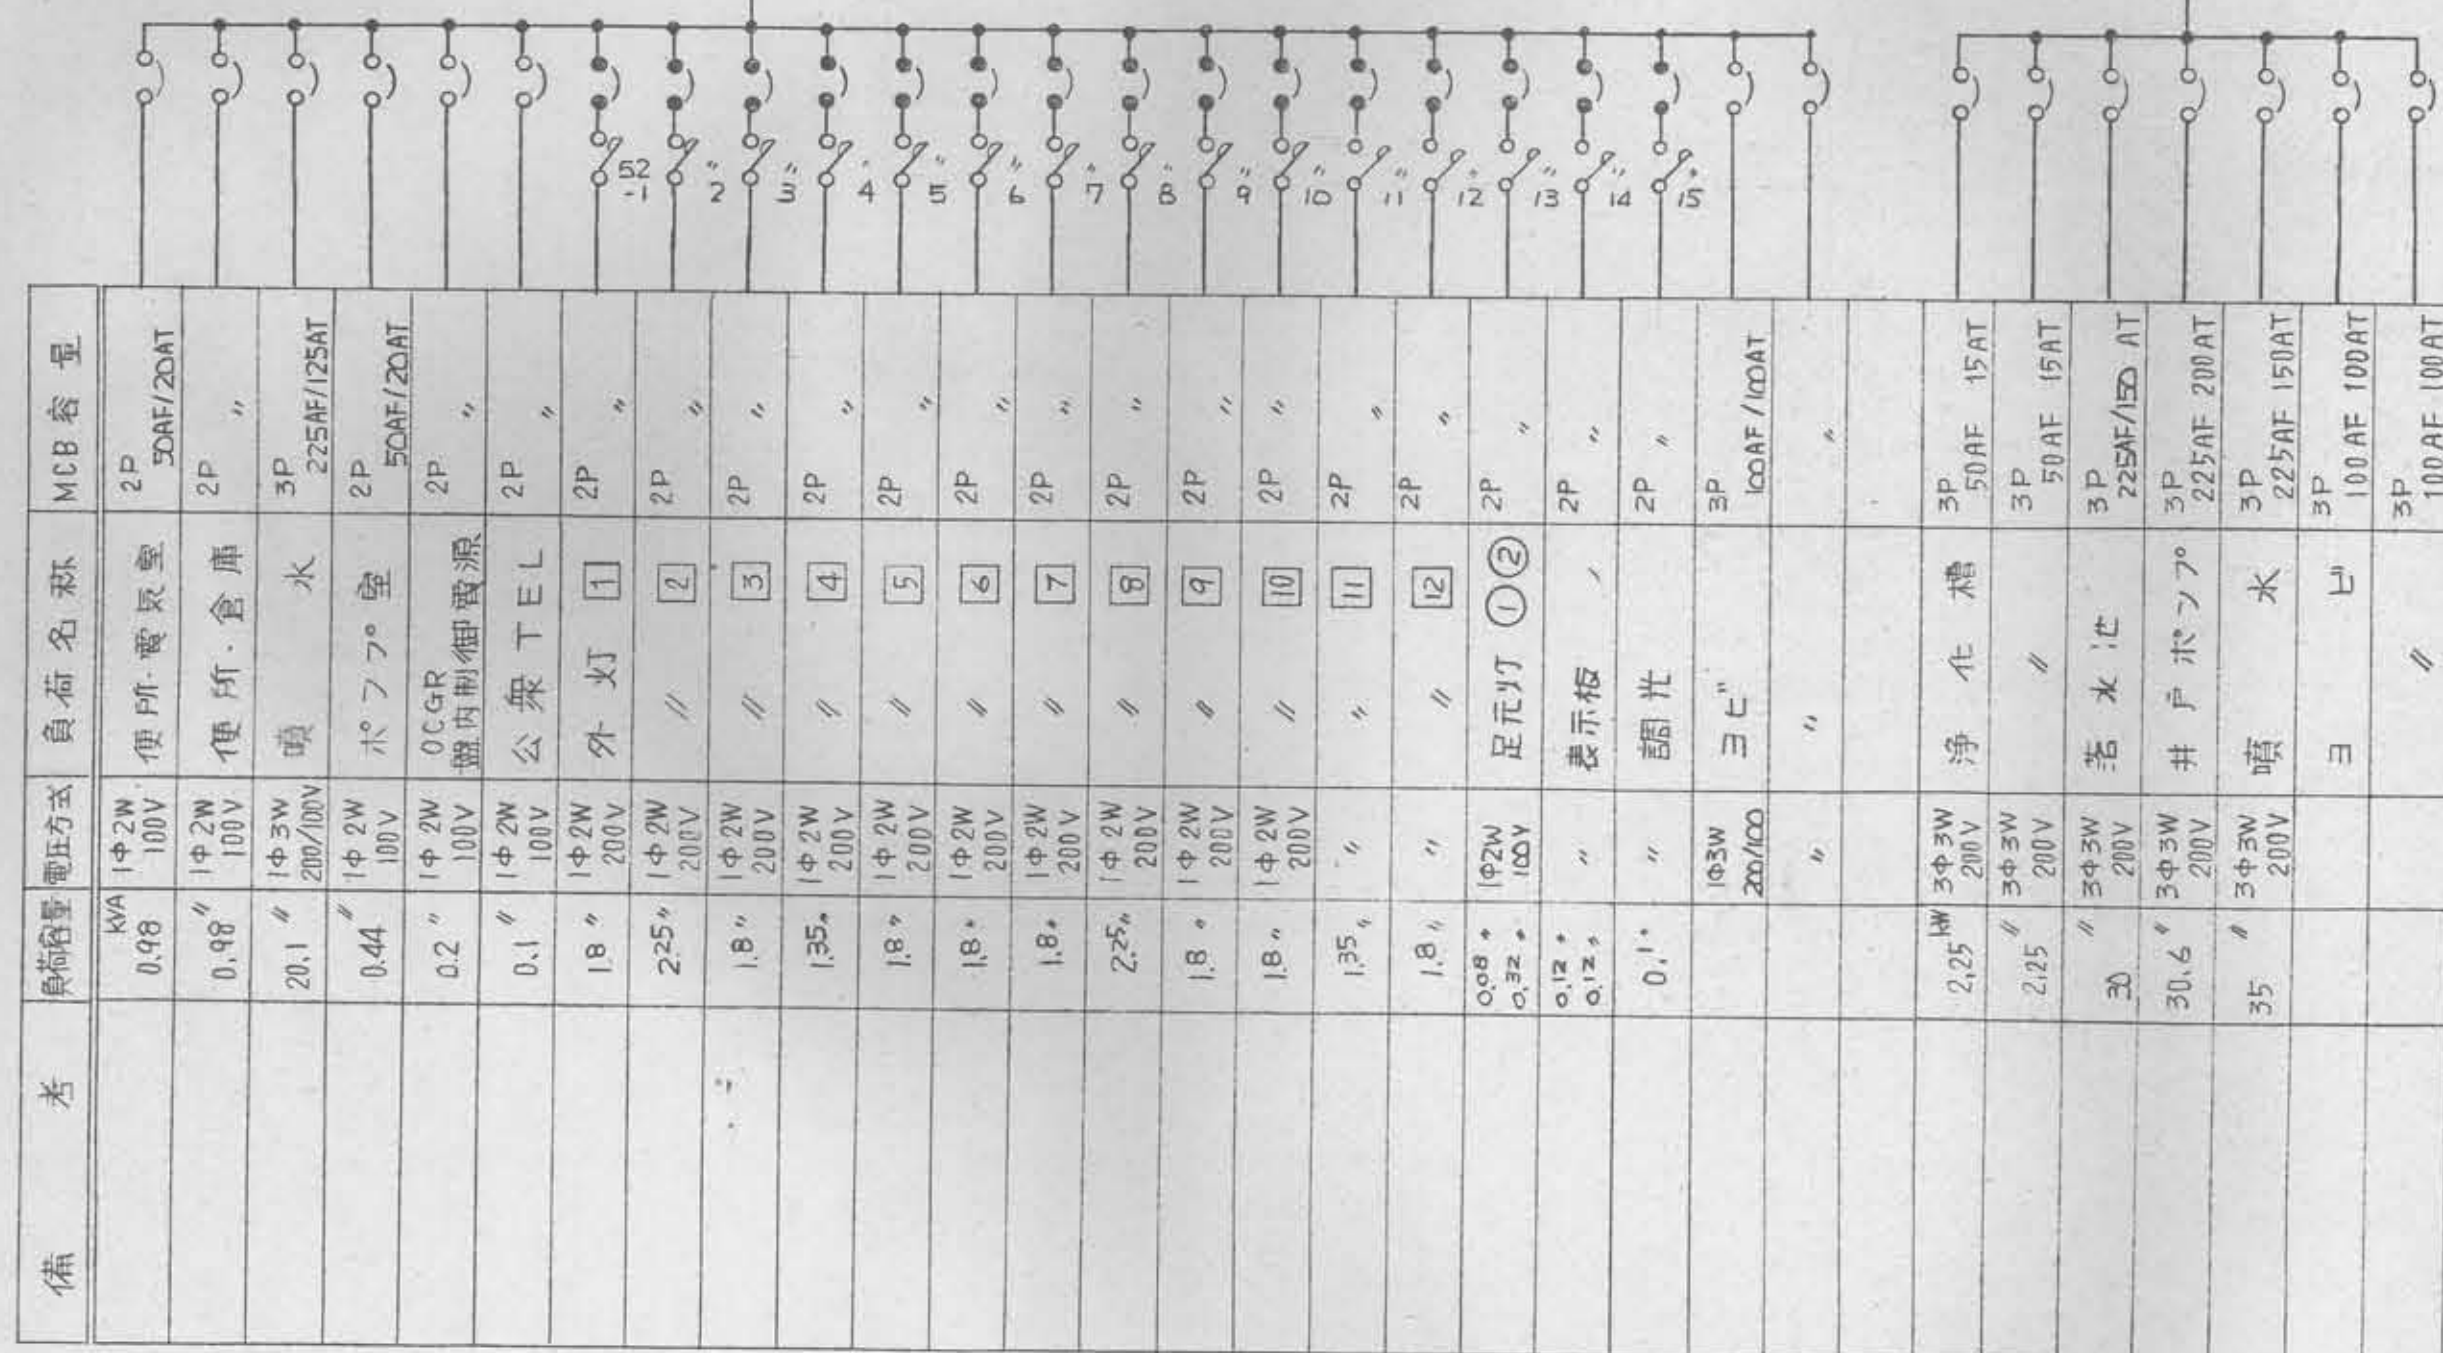







引込柱 姿図 $S=1/50$

注：基礎表面はモルタル仕上げとし、内は面取りを施す。

- | 項 | 目 | 配 備 型 | | 採用年次 | 取捨点 |
|--------|-----------|-------|-----|------|-----|
| | | 表示灯 | ブザー | | |
| 照度表示 | 表示 | ○ | | | |
| 地絡継電器 | | ○ | | | |
| 地絡流継電器 | 電灯変圧器用 | ○ | ○ | | |
| | 動力 | ○ | | | |
| 配線用レドレ | 110V (一相) | ○ | | | |
| 漏水計 | 故障 | | | ○ | |
| 暖水 | | ○ | | ○ | |
| 淨化槽 | | ○ | | ○ | |
| | | ○ | | ○ | |
| 井戸ポンプ | | ○ | ○ | | |
| | 温水 | ○ | | | |
| 井戸セック | | ○ | | ○ | |
| 昇降便所 | 客車 | ○ | | ○ | |
| | | ○ | | ○ | |

- 本図は参考図とある。

工事名称	各務原市民公園実施設計 景観施設設計		
図面名称	受変電設備図		
図面番号	45 案の内 43 号		
縮尺	1:50	E02	
月 日	昭和 59 年 3 月 日		
各務原市都市計画課			

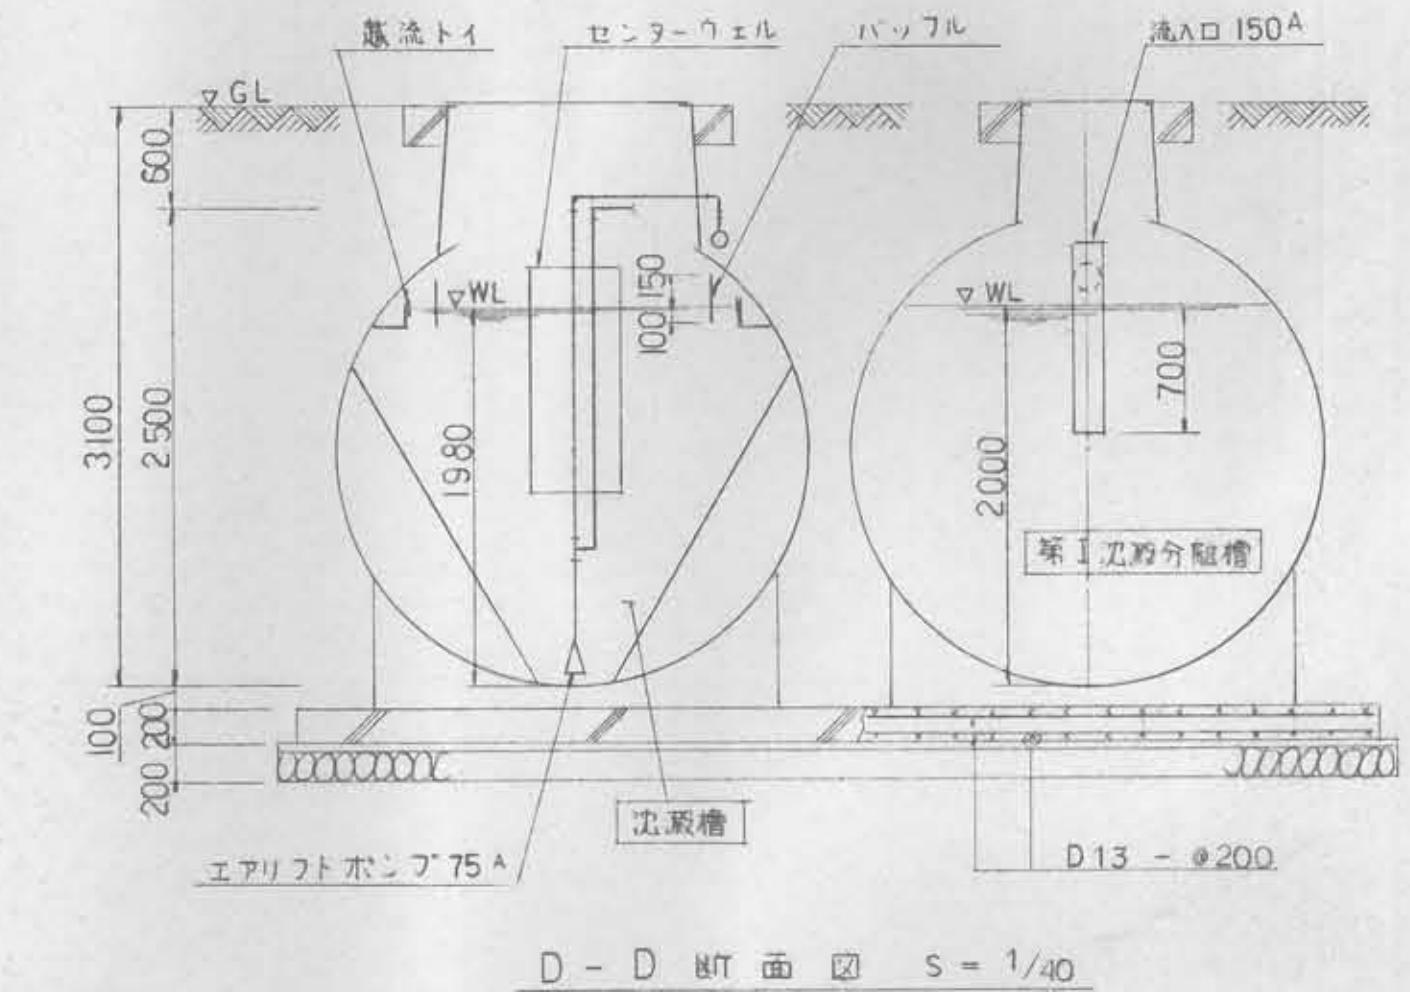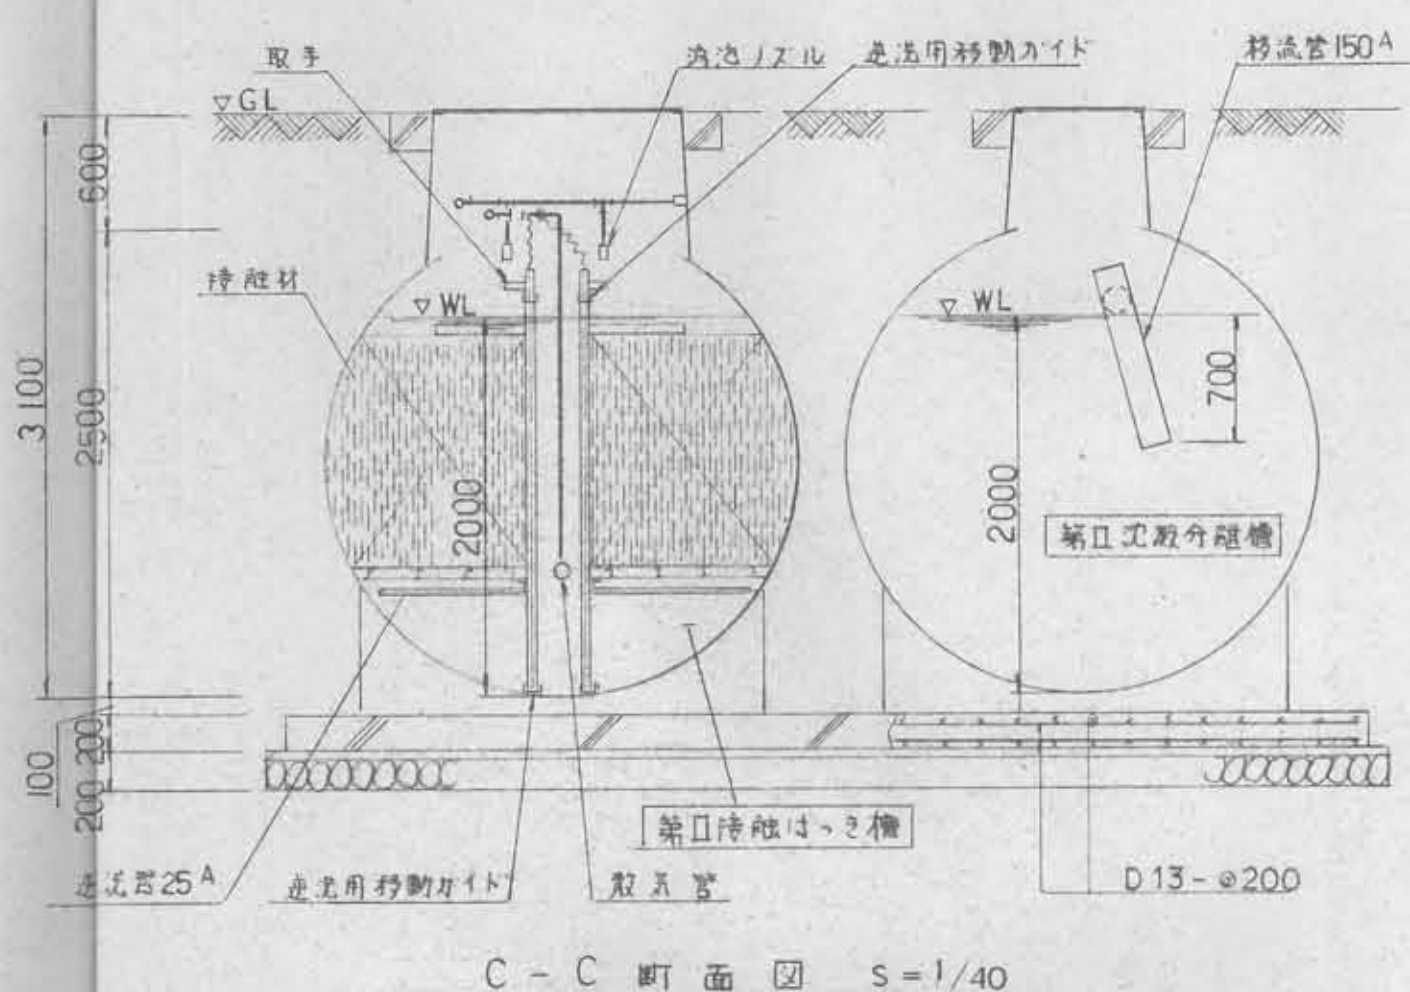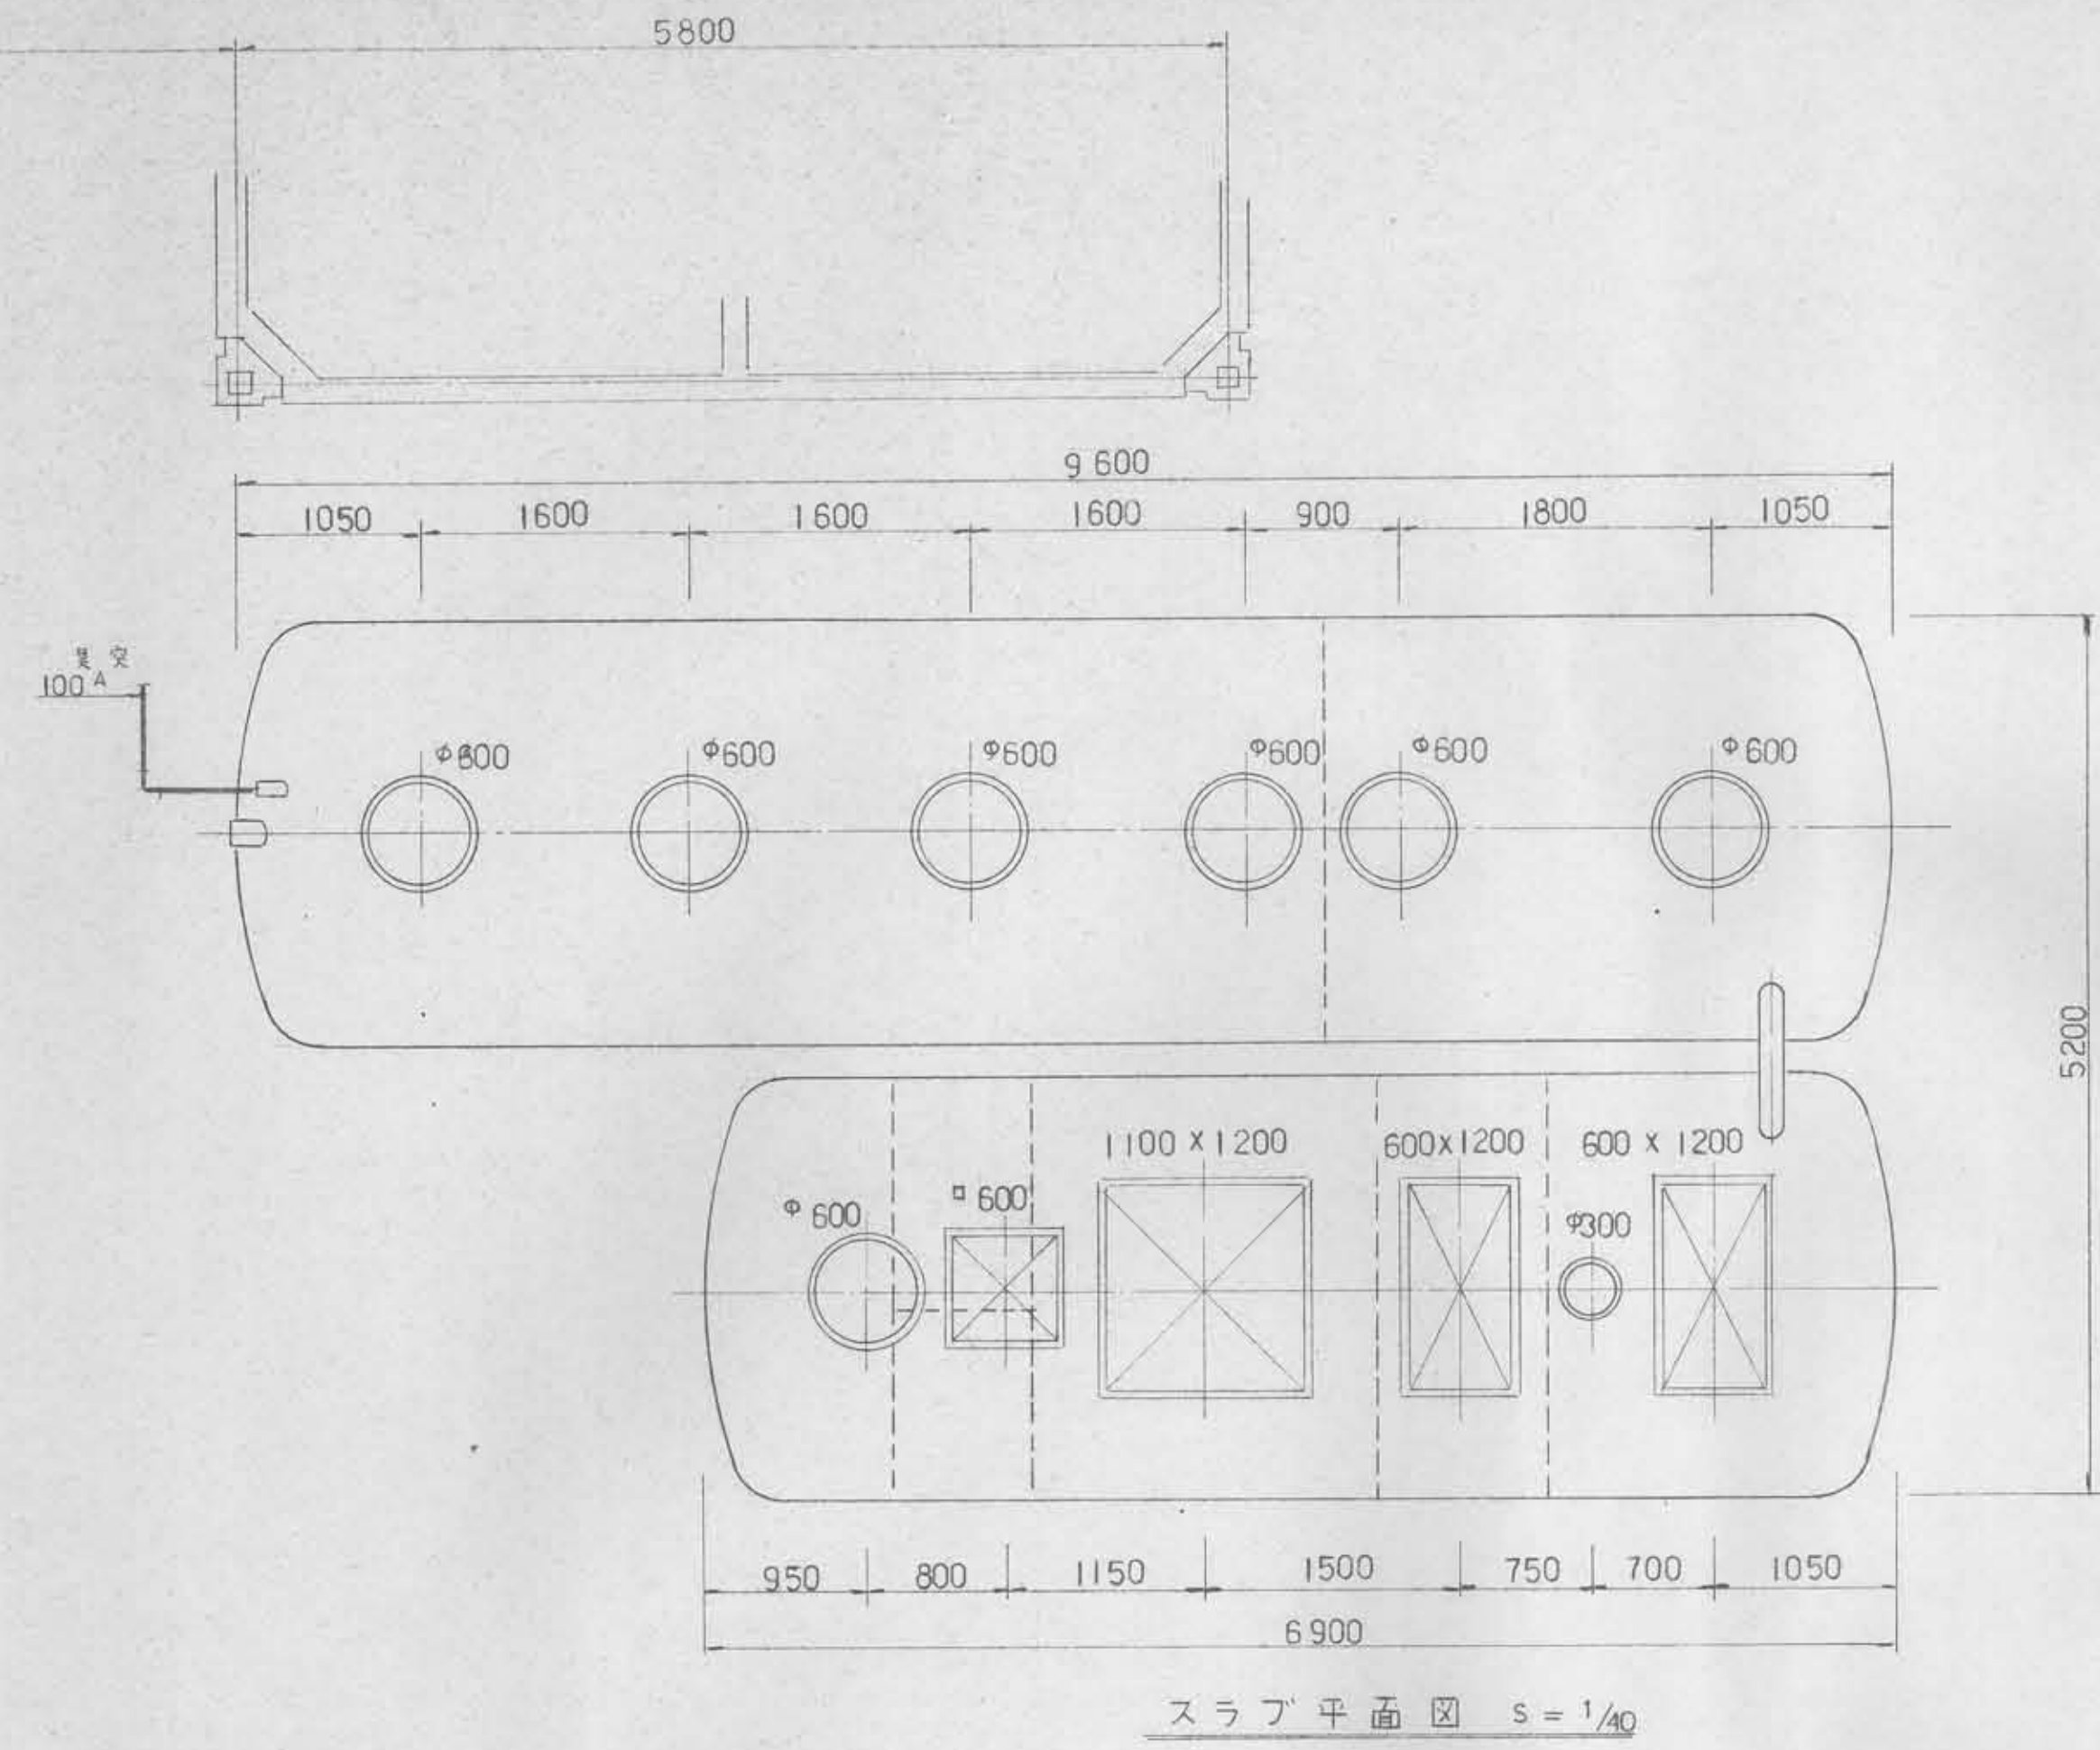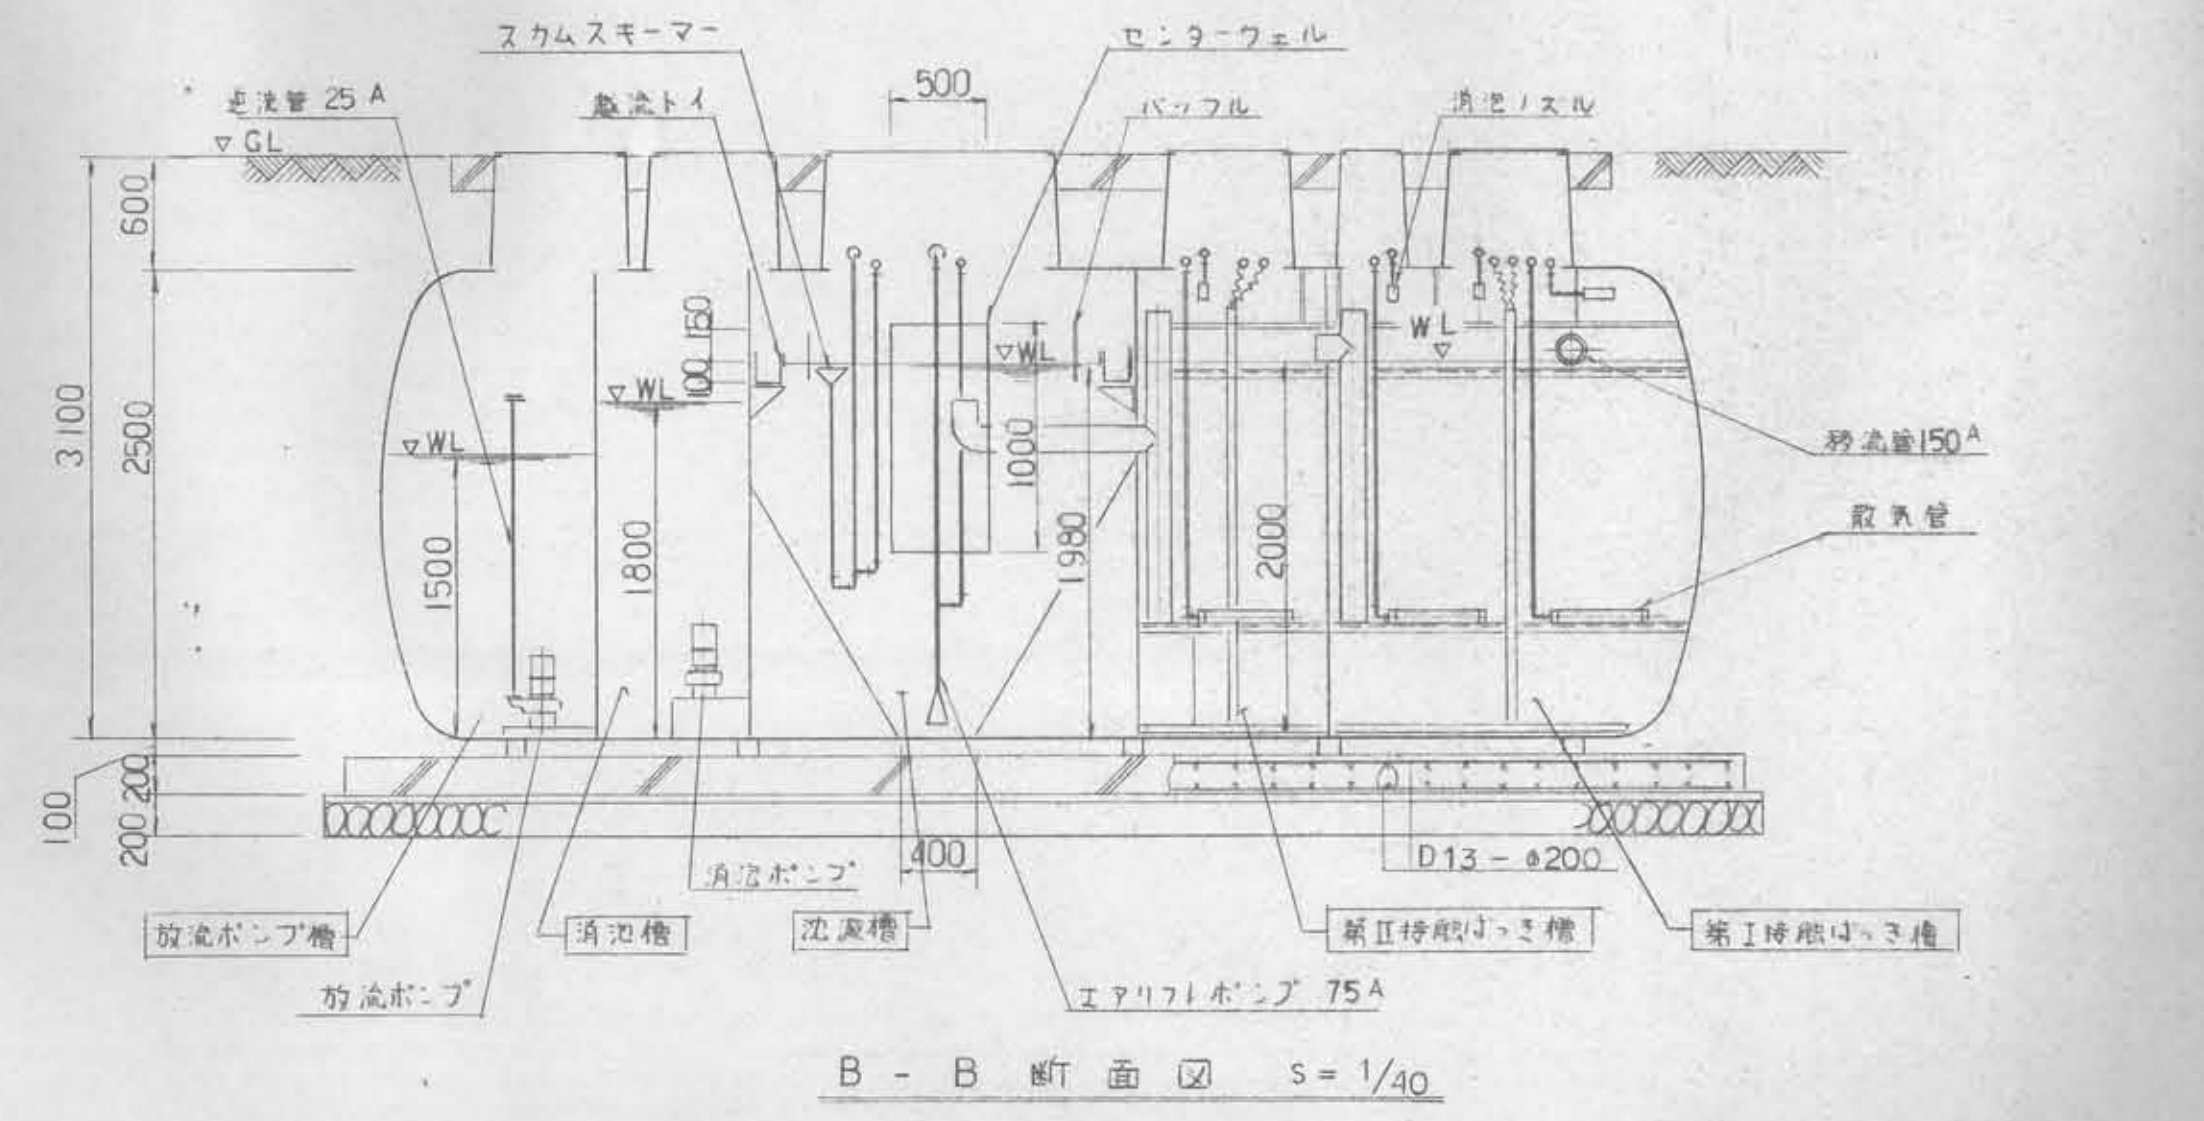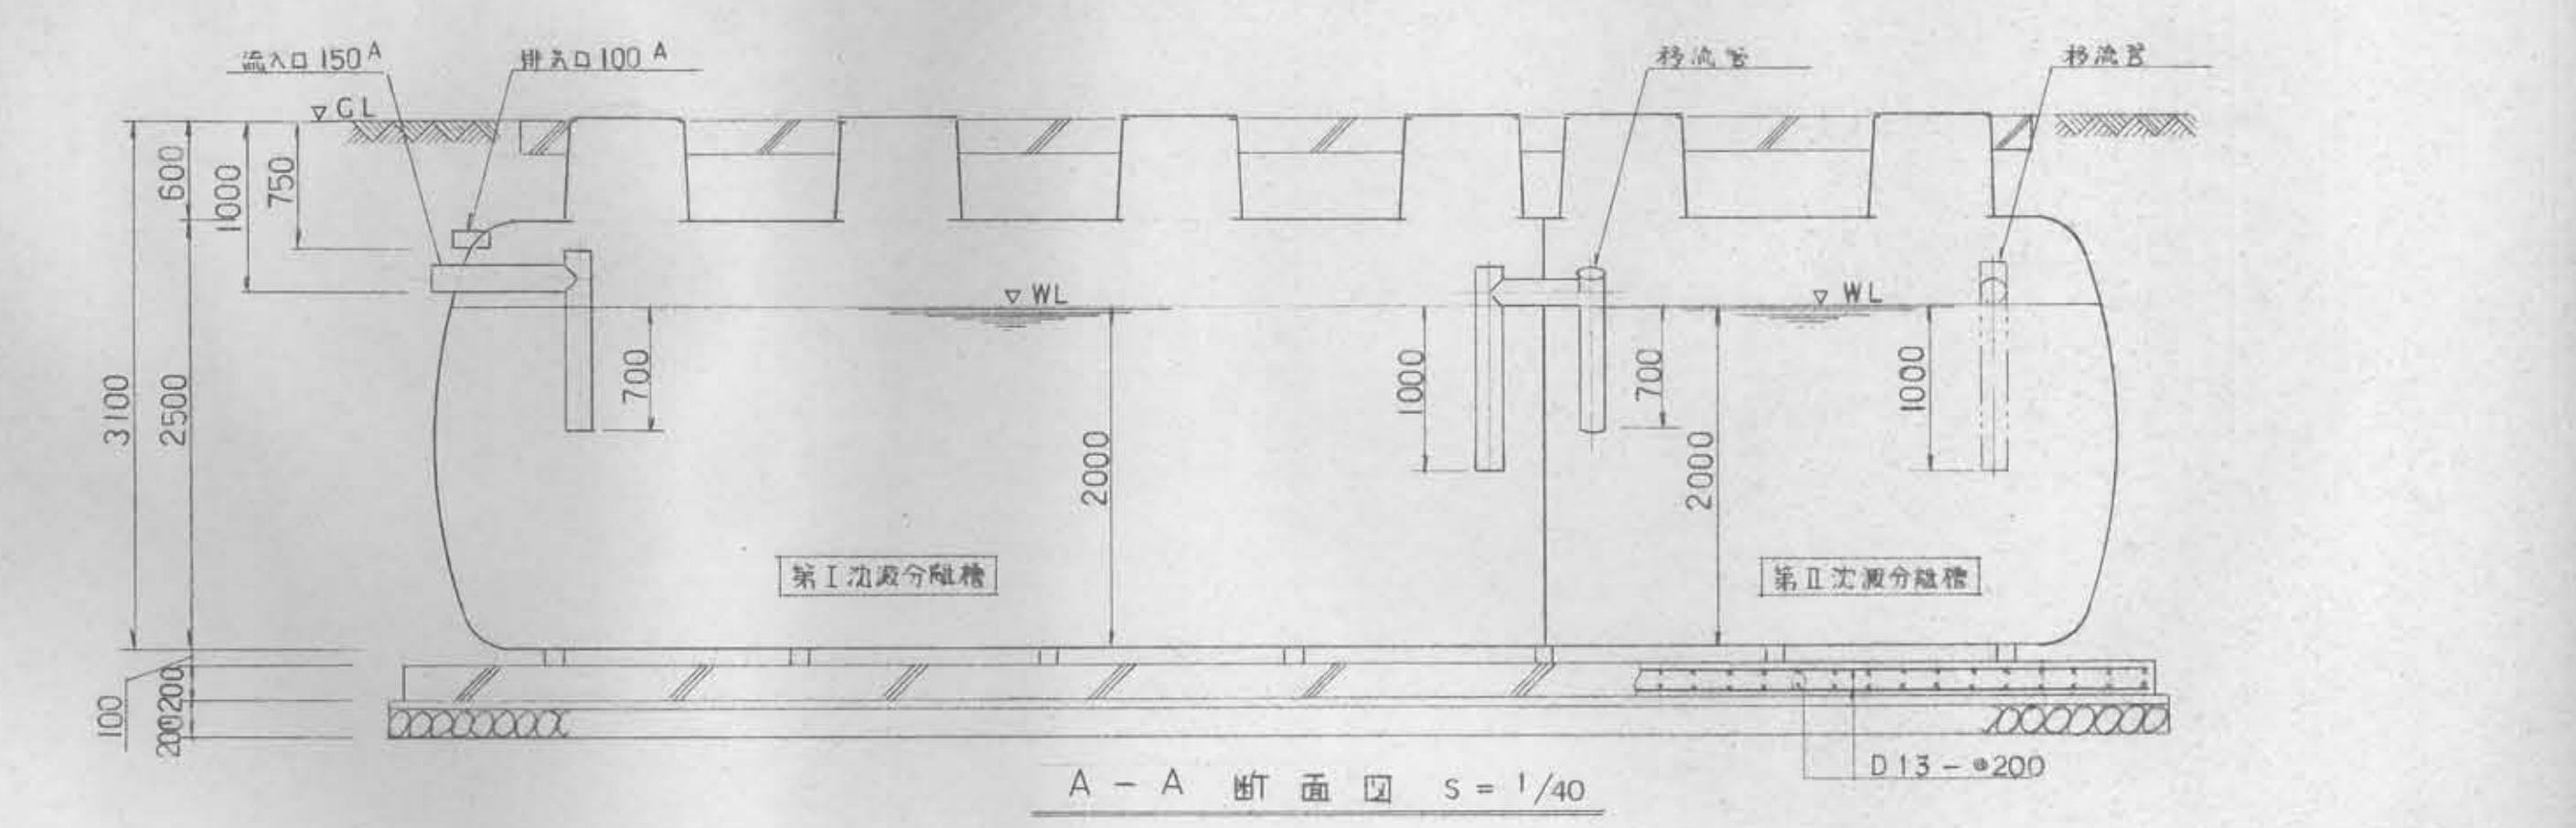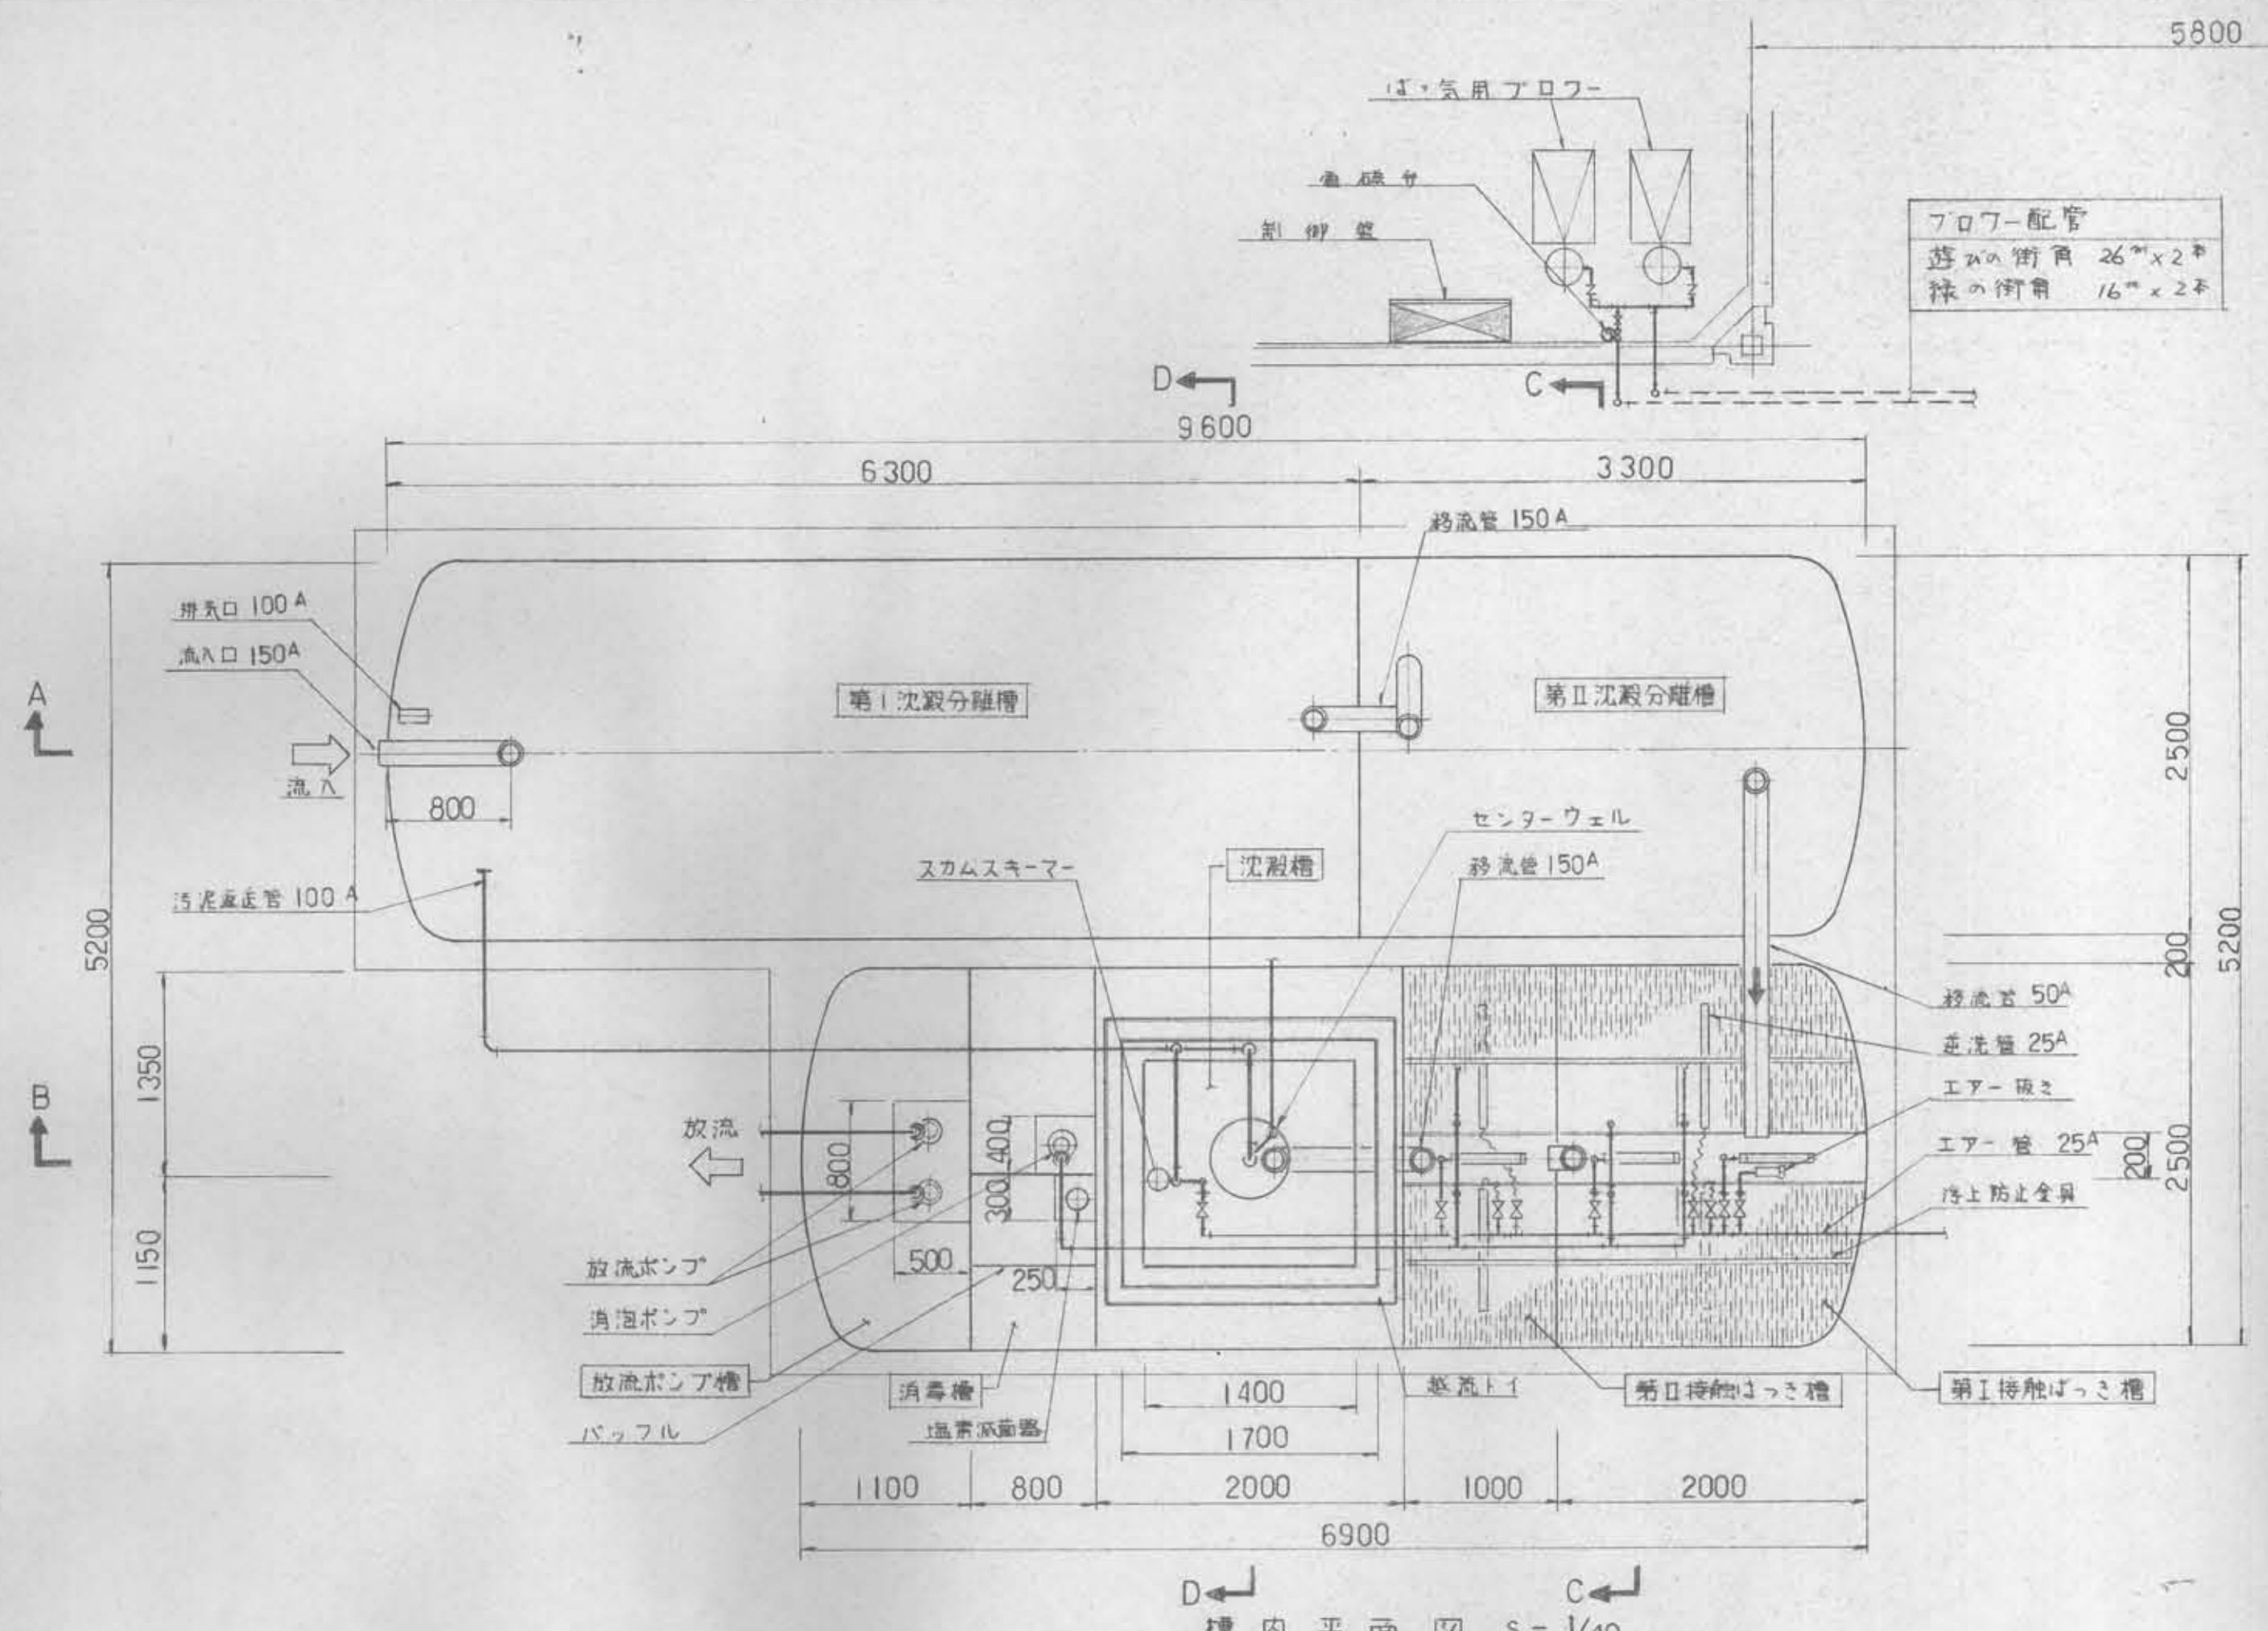

槽名	有効容量
第I沈殿分離槽	25.45 m ³
第II沈殿分離槽	12.85
第I接触はき槽	6.30
第II接触はき槽	4.20
沈殿槽	4.27
消泡槽	1.65
消毒槽	1.28
放流ポンプ槽	2.68

1. 気用フロー 2台 0.75 KW $\phi 25$ mm X 0.36 m³/min X 0.15 kg/cm²

消泡ポンプ 1台 0.25 KW $\phi 40$ mm X 0.1 m³/min X 6.0 m

放流ポンプ 2台 0.25 KW $\phi 40$ mm X 0.1 m³/min X 6.0 m

放流ポンプ 1台 1.4 PS $\phi 25$ mm X 0.13 m³/min X 3.5 m

工事名称 各務原市民公園実施設計
 図面内容 浄化槽設備図 1
 図面番号 全45葉の内39号
 縮尺 1:40
 月 日 昭和59年3月 日
 各務原市都市計画課

